



EV: 1140
EH: 11000

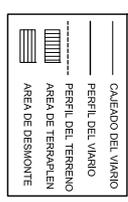

Código Seguro De Verificación	Agjej+Vu5e+x8zB3mXt1A==	Estado	Firmado	Fecha y hora	03/10/2023 12:19:00
Firmado Por	Juan Damian MOYIMIENTO DE TIERRAS PERFILES LONGITUDINALES / 2 5.12	Página	666/703		
Observaciones	DILIGENCIA - Para hacer constar que el presente documento de ADAPTACIÓN del CAMINO DEL RIO PUDIO, en el Sector SR-2 "CAMINO DEL RIO PUDIO", es copia del documento que ha sido ratificado por esta Administración por Resolución de Alcaldía nº 5415/2023 de 31/07/2023. EL SECRETARIO.				
Url De Verificación	https://portal.dipusevilla.es/vfirmaAytos/code/Agjej+Vu5e+x8zB3mXt1A==				



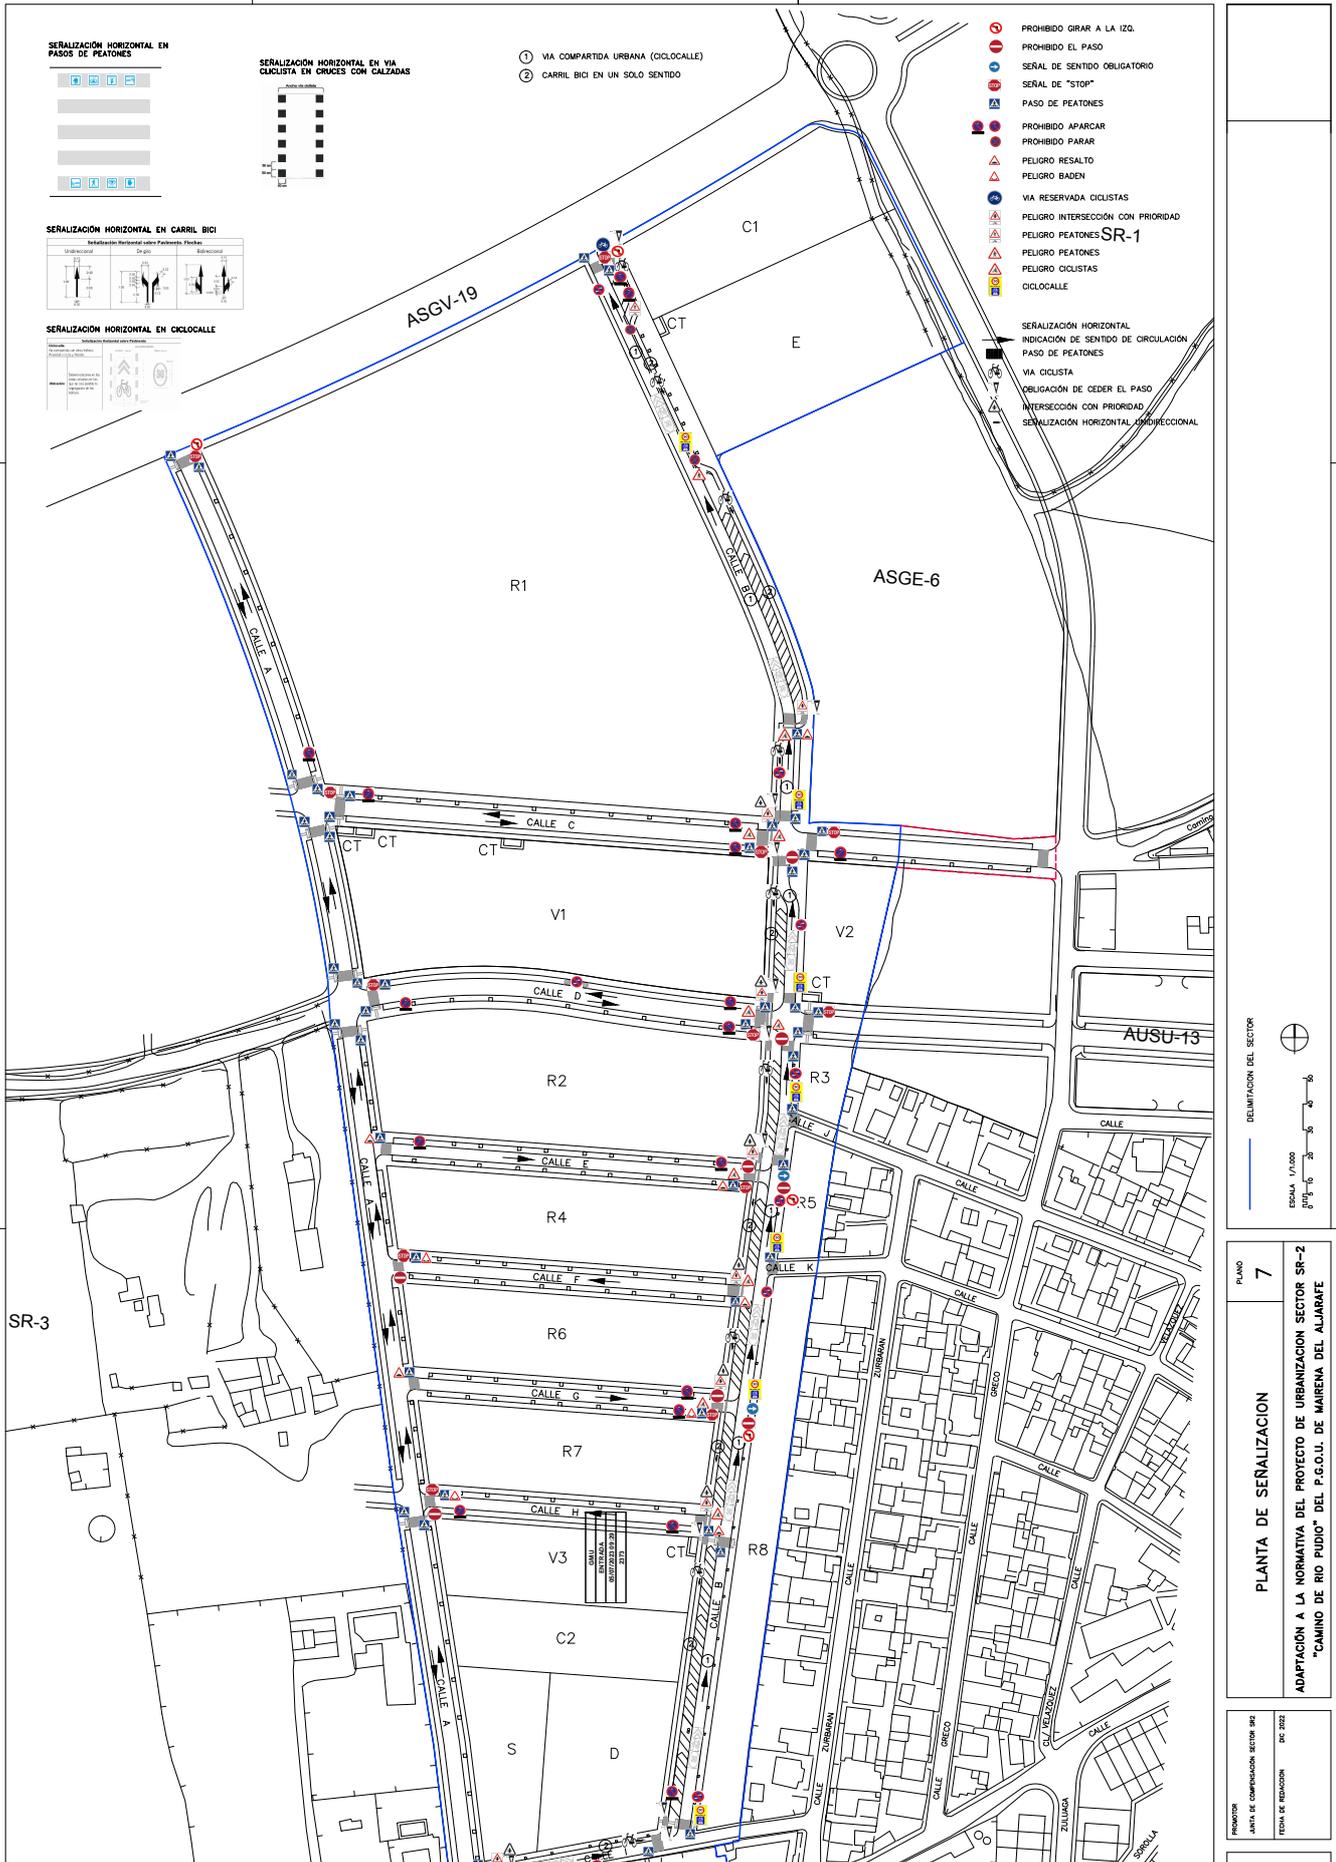


DELIMITACIÓN DEL SECTOR
 ESCALA 1/1000
 0 5 10 15 20 25 30 35 40 45 50 55 60

PLANO 7
 PLANTA DE SEÑALIZACIÓN
 ADAPTACIÓN A LA NORMATIVA DEL PROYECTO DE URBANIZACIÓN SECTOR SR-2
 "CAMINO DEL RIO PUDIO" DEL P.G.O.U. DE MAIRENA DEL ALJARAFE

PROYECTOR
 JUNTA DE COMISIÓN SECTOR SR2
 FECHA DE REVISIÓN 04/2022

Código Seguro De Verificación	Agjej+Vu5e+x8zB3mTxl1A==	Estado	Fecha y hora
Firmado Por	Juan Damian Aragón Sánchez	Firmado	03/10/2023 12:39:00
Observaciones	DILIGENCIA.- Para hacer constar que el presente documento de ADAPTACIÓN del PROYECTO URBANIZACIÓN del Sector SR-2 "CAMINO DEL RIO PUDIO", es copia del documento que ha sido ratificado por esta Administración por Resolución de Alcaldía nº 5415/2023 de 31/07/2023. EL SECRETARIO.	Página	668/703
Url De Verificación	https://portal.dipusevilla.es/vfirmaAytos/code/Agjej+Vu5e+x8zB3mTxl1A==		



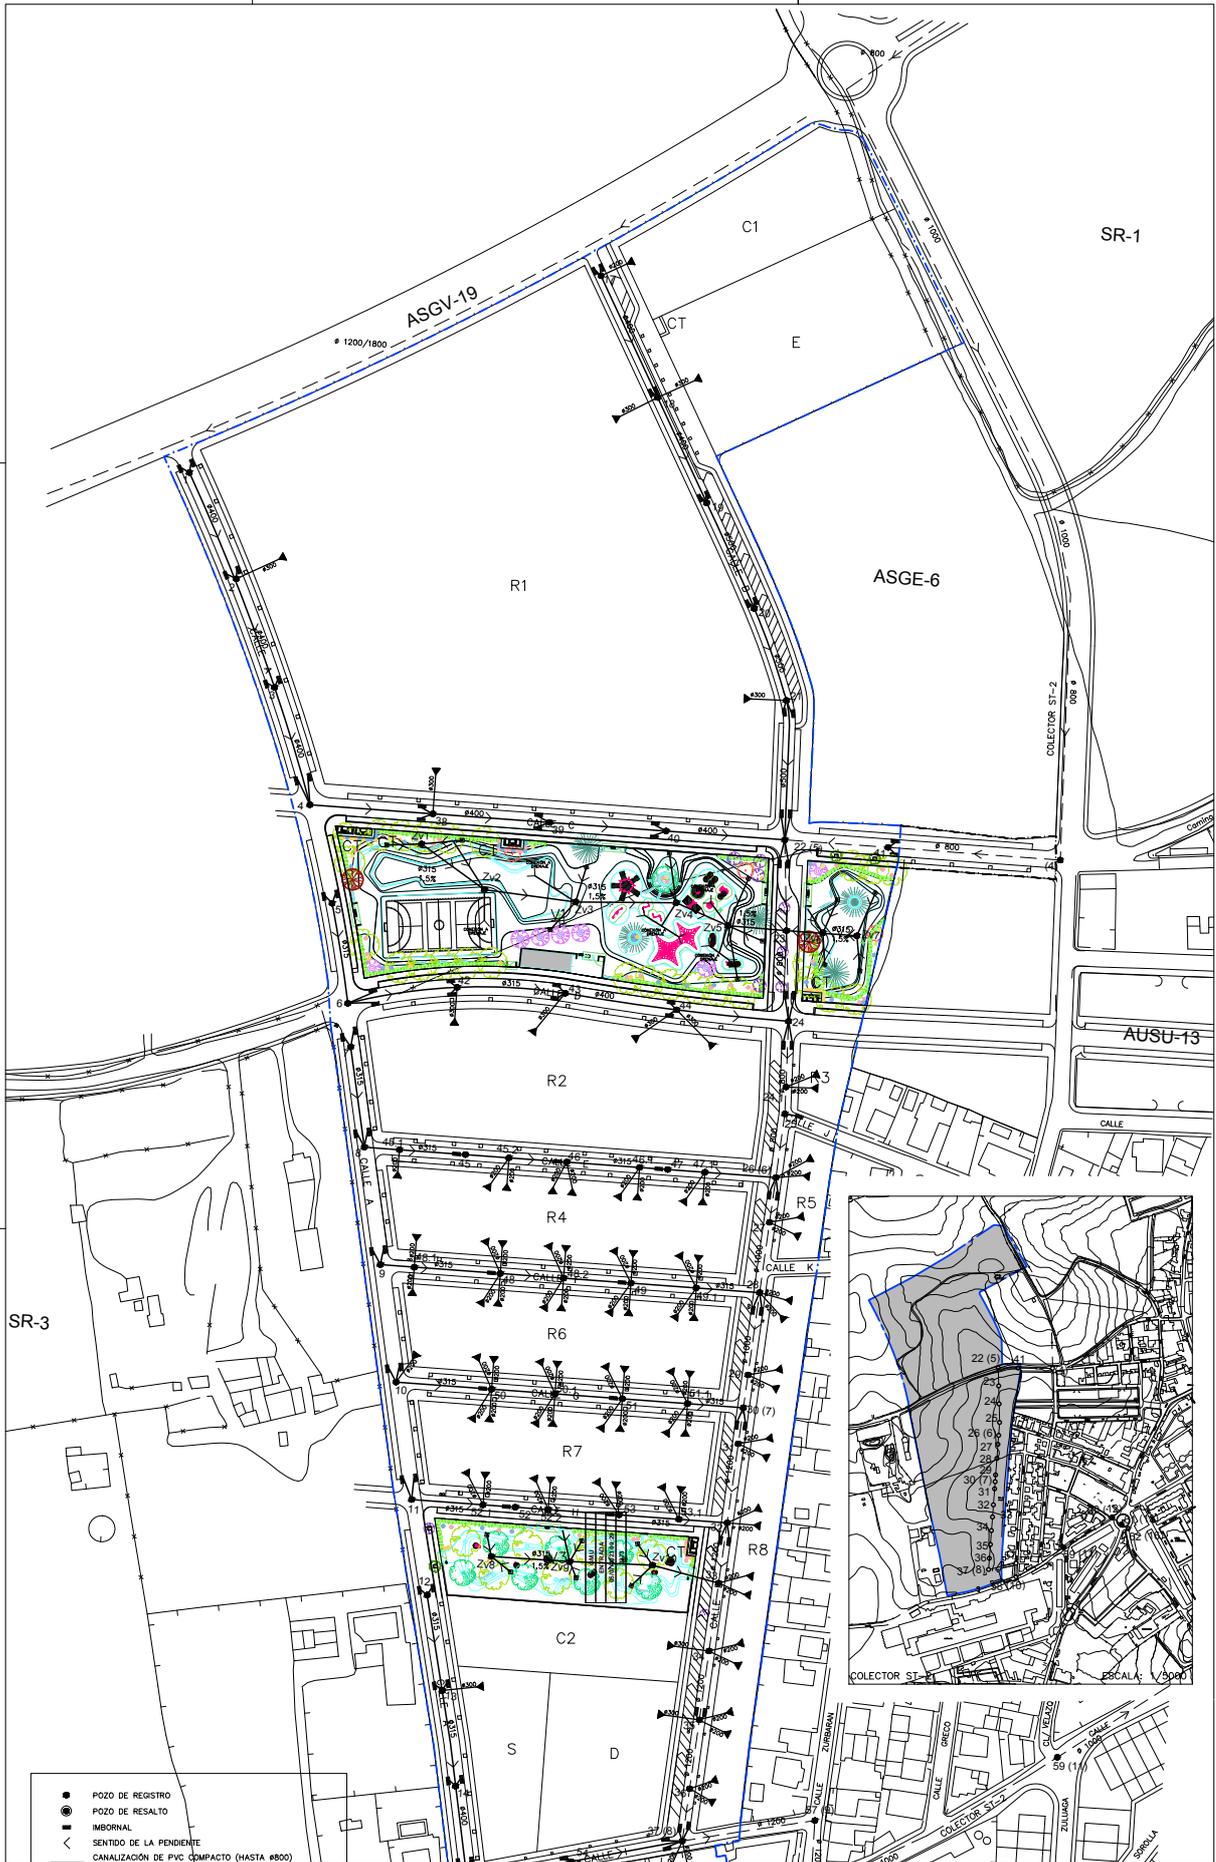

DELIMITACION DEL SECTOR

ESCALA 1/1000

0 5 10 15 20 25 30 35 40

PLANO 8.1

PLANTA DE SANEAMIENTO





ADAPTACIÓN A LA NORMATIVA DEL PROYECTO DE URBANIZACIÓN SECTOR SR-2 "CAMINO DEL RIO PUDIO" DEL P.G.O.U. DE MAIRENA DEL ALJARAFE

PROYECTOR
JUNTA DE COMISIÓN SECTOR SR2
FECHA DE REVISIÓN
DI. 2022

Código Seguro De Verificación	Agjej+Vu5e+x8zB3mXt1A==
Firmado Por	Juan Damián Aragón Sánchez
Observaciones	DILIGENCIA.- Para hacer constar que el presente documento de ADAPTACIÓN del PROYECTO URBANIZACIÓN del Sector SR-2 "CAMINO DEL RIO PUDIO", es copia del documento que ha sido ratificado por esta Administración por Resolución de Alcaldía nº 5415/2023 de 31/07/2023. EL SECRETARIO.
Url De Verificación	https://portal.dipusevilla.es/vfirmaAytos/code/Agjej+Vu5e+x8zB3mXt1A==

Estado	Firmado	Fecha y hora	03/10/2023 12:59:00
Página	669/703		



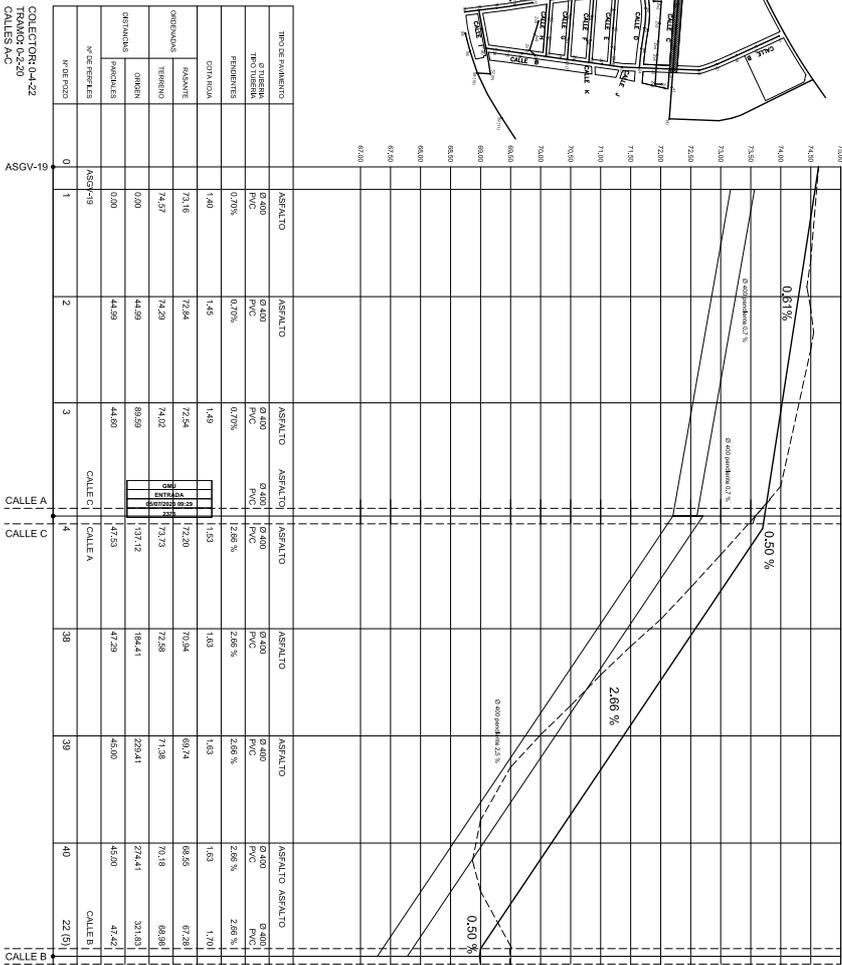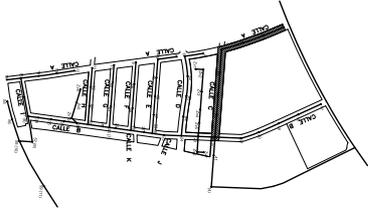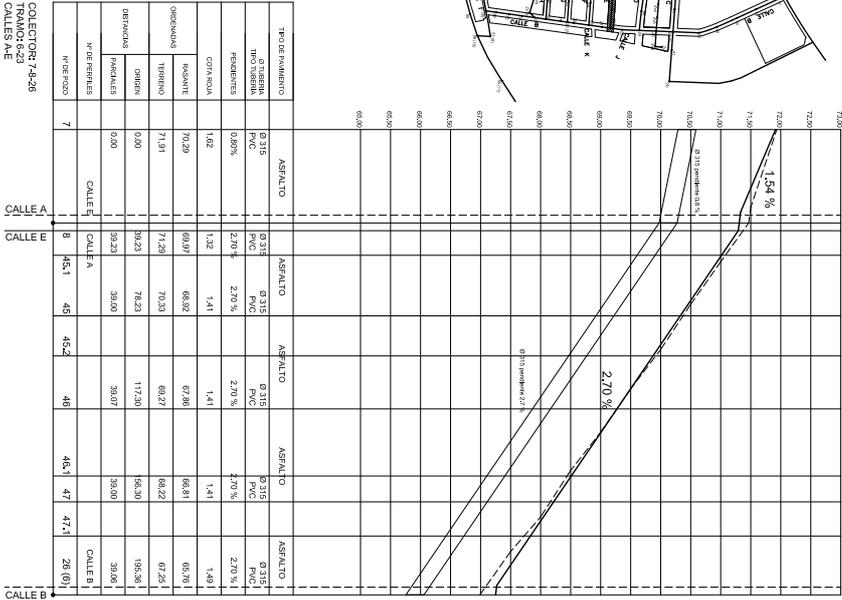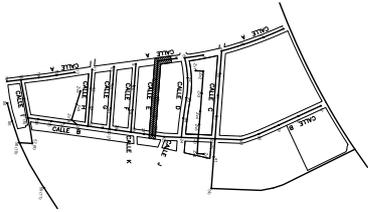


EV: 1/40
 EH: 1/1,000
 NUMERACION DE POSTES
 24 (6)
 PERIL DEL VIARIO
 PERIL DEL TERRENO
 TUBERIA


Código Seguro De Verificación	Agjej+Vu5e+x8zB3mXt1A==	Estado	Fecha y hora
Firmado Por	Juan Antonio Argente Sánchez	Firmado	03/10/2023 12:19:00
Observaciones	DILIGENCIA.- Para hacer constar que el presente documento de ADAPTACIÓN DEL CAMINO DEL RÍO PUDIO DE PROPIEDAD DEL SECTOR SR-2 "CAMINO DEL RÍO PUDIO" del P.º 6.º del M.º de Urbanismo de la Alcaldía nº 5415/2023 de 31/07/2023. EL SECRETARIO.	Página	670/703
Url De Verificación	https://portal.dipusevilla.es/vfirmaAytos/code/Agjej+Vu5e+x8zB3mXt1A==		



COLECTOR 5-4-24
TRAMO 3 14-22-2133
CALLE A-D

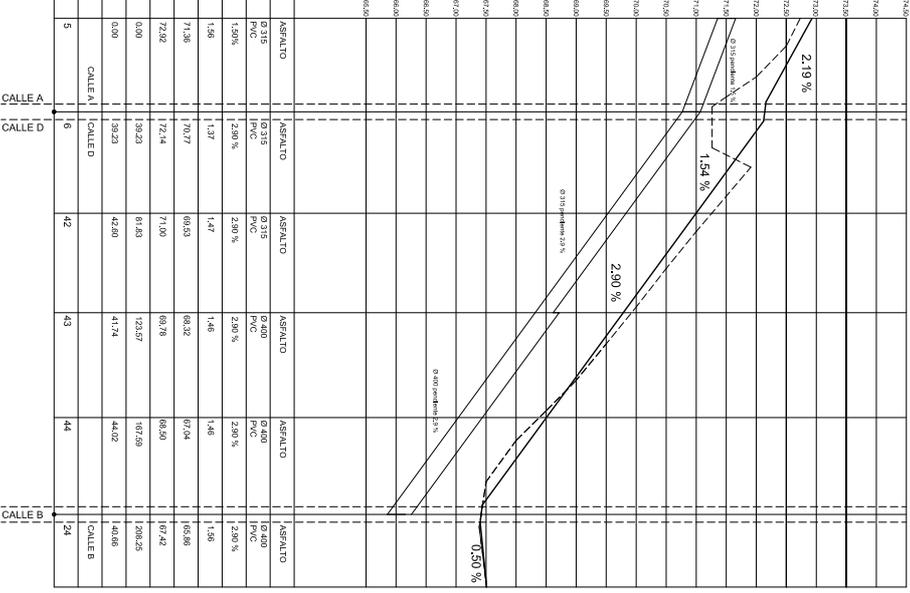

COLECTOR 22-17
TRAMO 18-20
CALLE B


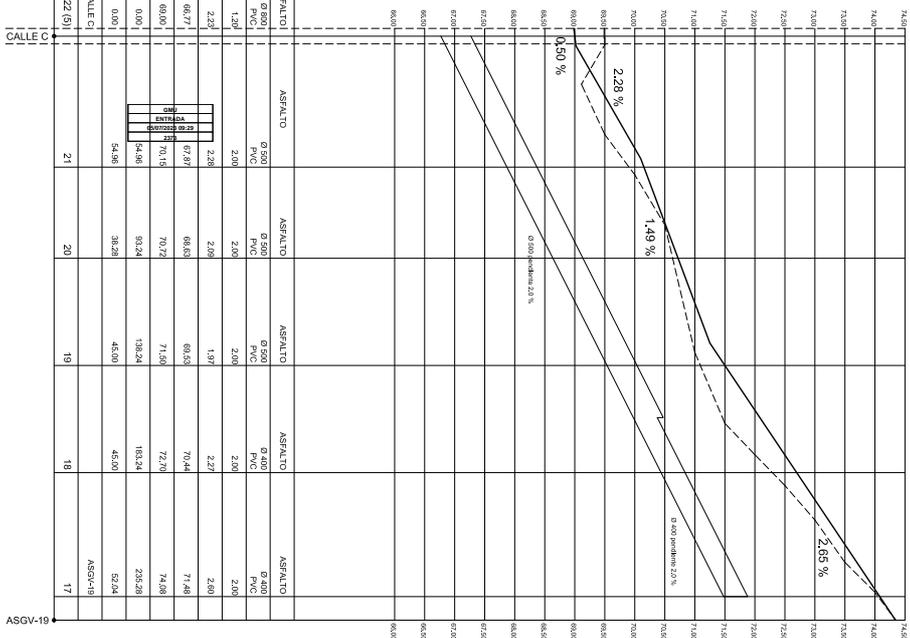


EV: 1/40
EH: 1/1,000
NUMERACION DE POZOS
PROYECTO (PLAN GENERAL)
PERFIL DEL VIARIO
PERFIL DEL TERRENO
TUBERIA

Código Seguro De Verificación	Agjej+Vu5e+x8zB3mXt1A==	Estado	Fecha y hora
Firmado Por	Juan Antonio Argente Sánchez	Firmado	03/10/2023 12:19:00
Observaciones	DILIGENCIA.- Para hacer constar que el presente documento de ADAPTACIÓN DEL VIARIO EN EL SECTOR SR-2 "CAMINO DEL RIO PUDIO", es copia del documento que ha sido ratificado por esta Administración por Resolución de Alcaldía nº 5415/2023 de 31/07/2023. EL SECRETARIO.	Página	671/703
Url De Verificación	https://portal.dipusevilla.es/vfirmaAytos/code/Agjej+Vu5e+x8zB3mXt1A==		




EV: 140
 EH: 17,000
 24 (5) NUMERACION DE POZOS:
 PROYECTO (PLAN GENERAL)
 PERFIL DEL VARIADO
 PERFIL DEL TERRENO
 TUBERIA

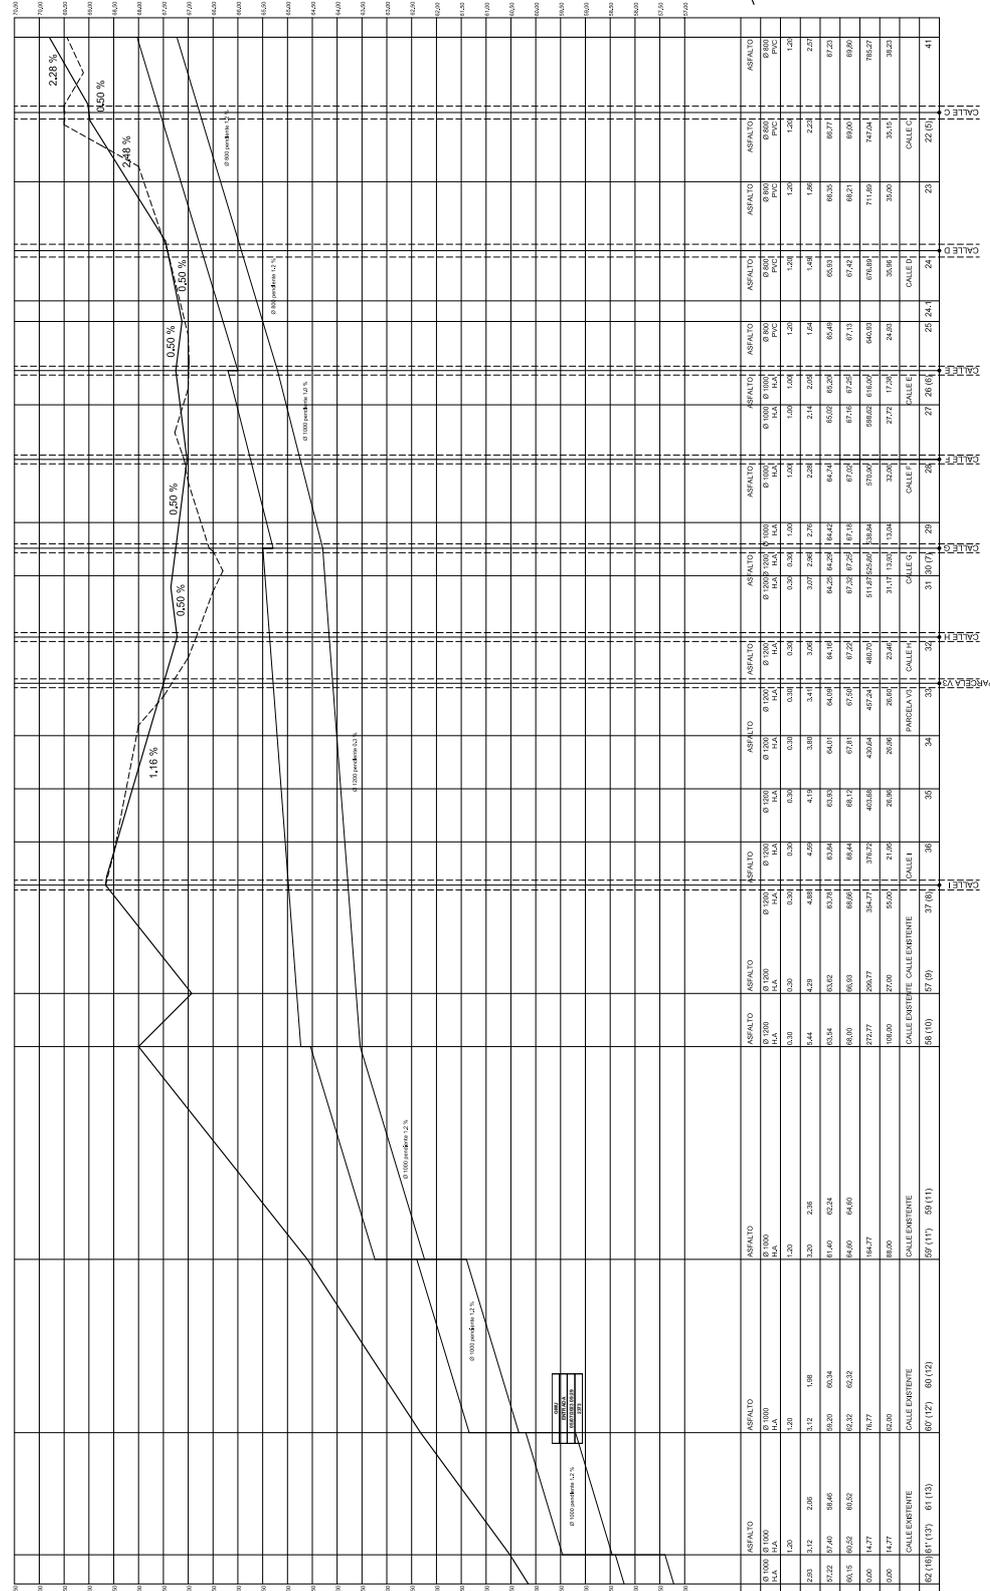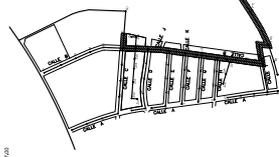

Código Seguro De Verificación	Agjej+Vu5e+x8zB3mXtx1A==	Estado	Firmado	Fecha y hora	03/10/2023 12:19:00
Firmado Por	Juan Damian Aragón Sánchez	Página	673/703		
Observaciones	DILIGENCIA.- Para hacer constar que el presente documento de ADAPTACIÓN del PROYECTO URBANIZACIÓN del Sector SR-2 "CAMINO DEL RIO PUDIO" es copia del documento que ha sido ratificado por esta Administración por Resolución de Alcaldía nº 5415/2023 de 31/07/2023. EL SECRETARIO.				
Url De Verificación	https://portal.dipusevilla.es/vfirmaAytos/code/Agjej+Vu5e+x8zB3mXtx1A==				




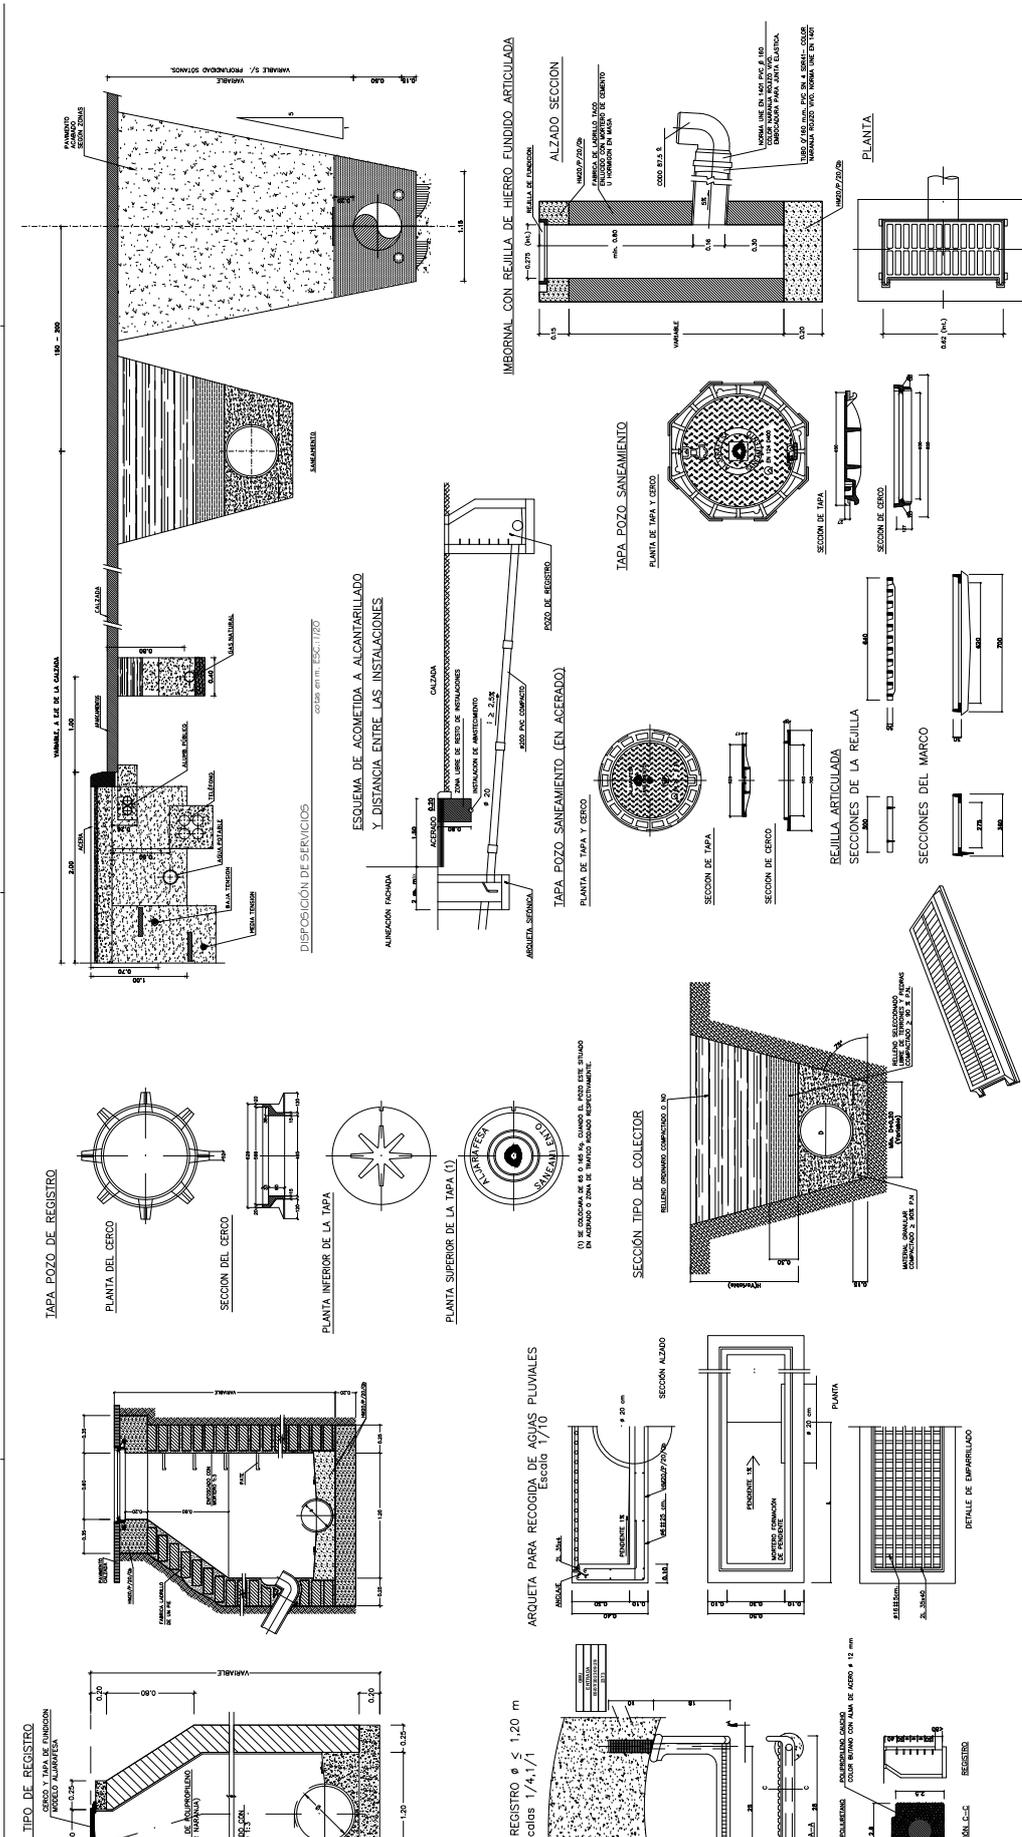

DETALLES DE SANEAMIENTO	PAQUETE
	8.6
ADAPTACIÓN A LA NORMATIVA DEL PROYECTO DE URBANIZACIÓN SECTOR SR-2 "CAMINO DEL RIO PUDIO" DEL PÁRQUE DE AMBIENTE DEL ALJAMBE	

Código Seguro De Verificación	Agjejj+Vu5e+x8zB3mTxl1A=	Estado	Fecha y hora
Firmado Por	Juan Darman Aragón Sánchez	Firmado	03/10/2023 12:19:00
Observaciones	DILIGENCIA.- Para hacer constar que el presente documento de ADAPTACIÓN del PROYECTO URBANIZACIÓN del Sector SR-2 "CAMINO DEL RIO PUDIO", es copia del documento que ha sido ratificado por esta Administración por Resolución de Alcaldía nº 5415/2023 de 31/07/2023. EL SECRETARIO.	Página	674/703
Url De Verificación	https://portal.dipusevilla.es/vfirmaAytos/code/Agjejj+Vu5e+x8zB3mTxl1A=		



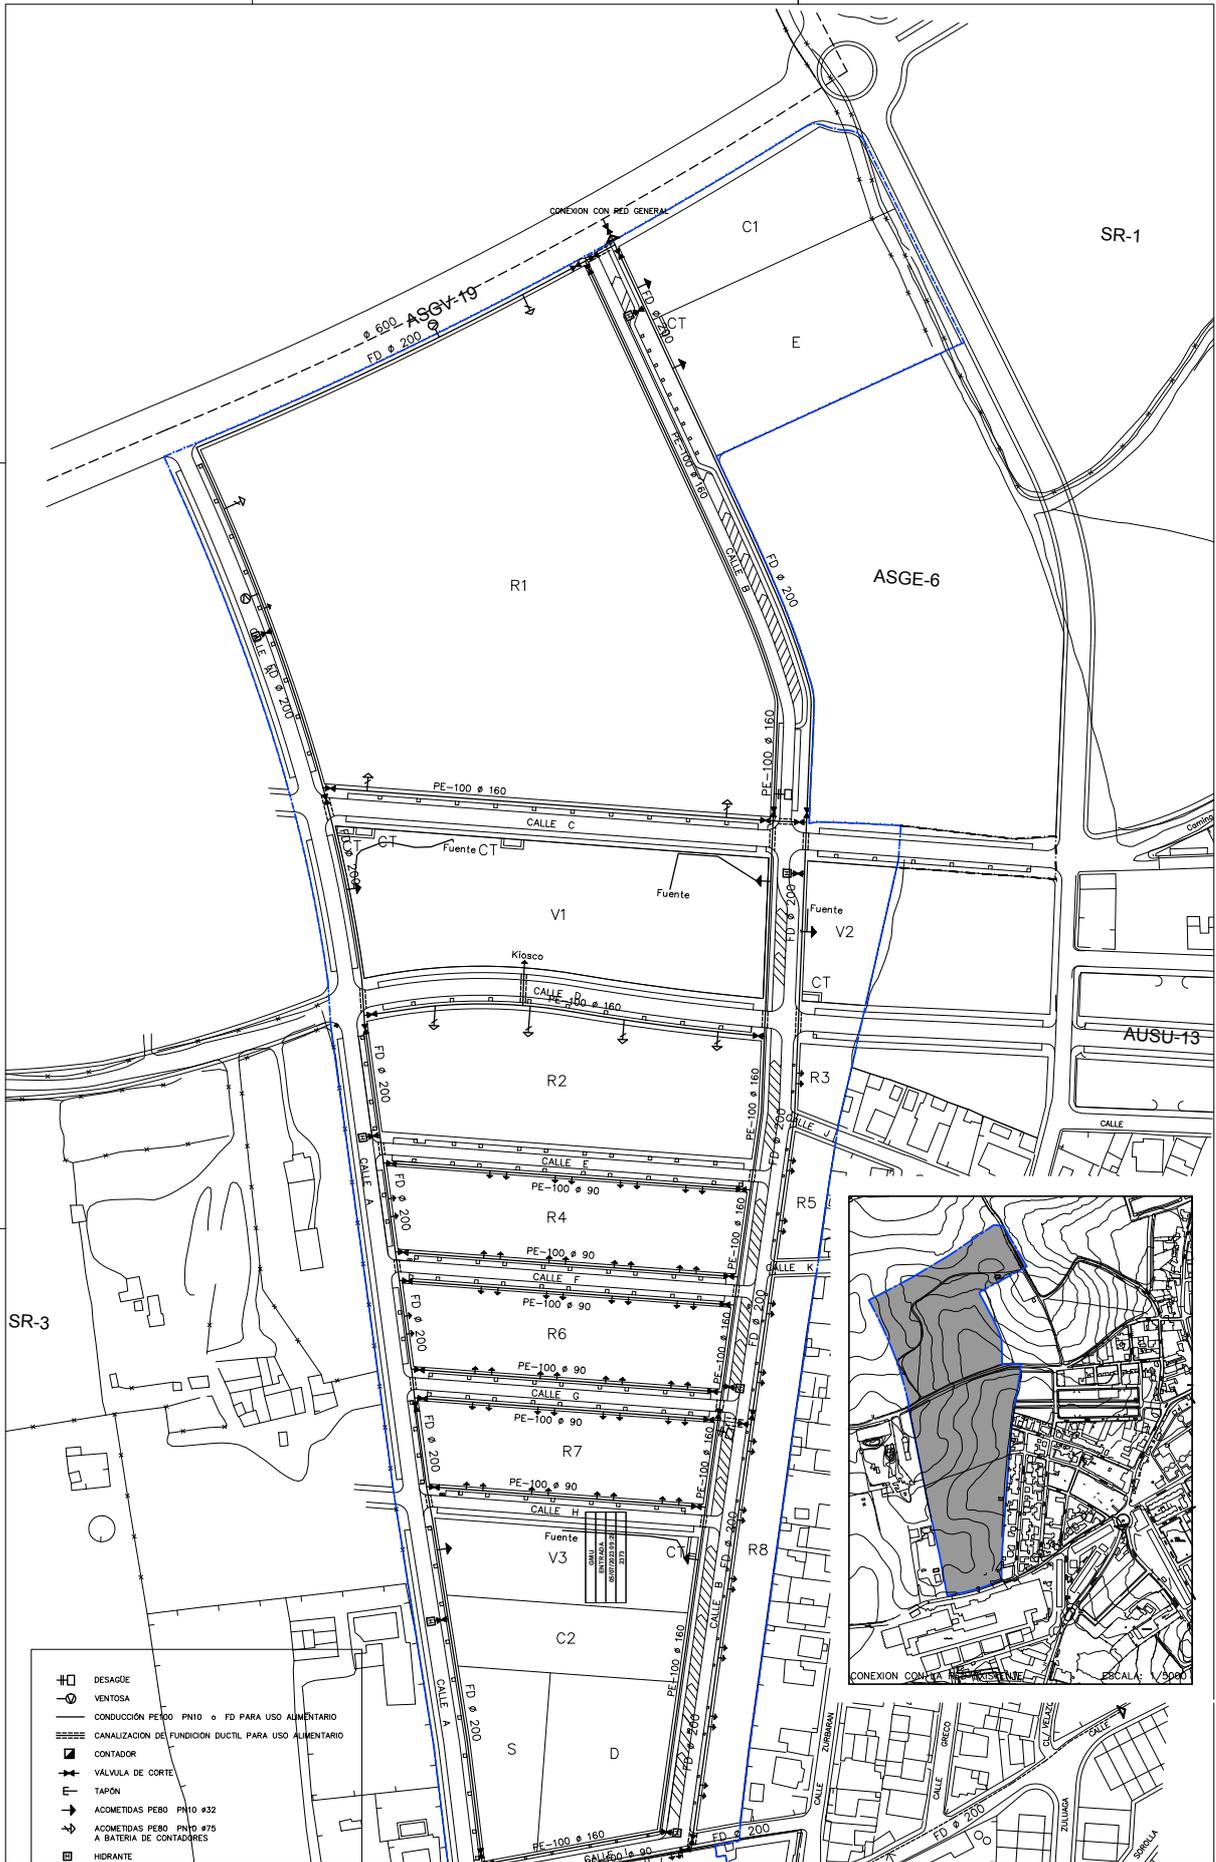

DELIMITACION DEL SECTOR

ESCALA 1/1000

EL PRESENTE PLANO ES COPIA EXACTA DEL PLANO USADO EN EL PROYECTO DE ADAPTACION A LA NORMATIVA DEL P.G.O.U. DE MARENA DEL ALJARAFE

PLANO 9.1

PLANTA DE ABASTECIMIENTO


ADAPTACIÓN A LA NORMATIVA DEL PROYECTO DE URBANIZACIÓN SECTOR SR-2 "CAMINO DEL RIO PUDIO" DEL P.G.O.U. DE MARENA DEL ALJARAFE

PROYECTO: JUNTA DE COMISIÓN SECTOR SR2

FECHA DE REVISIÓN: 04/2022

Código Seguro De Verificación	Agjej+Vu5e+x8zB3mXt1A==	Estado	Fecha y hora
Firmado Por	Juan Damian Aragón Sánchez	Página	03/10/2023 12:59:00
Observaciones	DILIGENCIA - Para hacer constar que el presente documento de ADAPTACIÓN del PROYECTO URBANIZACIÓN del Sector SR-2 "CAMINO DEL RIO PUDIO", es copia del documento que ha sido ratificado por esta Administración por Resolución de Alcaldía nº 5415/2023 de 31/07/2023. EL SECRETARIO.		675/703
Url De Verificación	https://portal.dipusevilla.es/vfirmaAytos/code/Agjej+Vu5e+x8zB3mXt1A==		



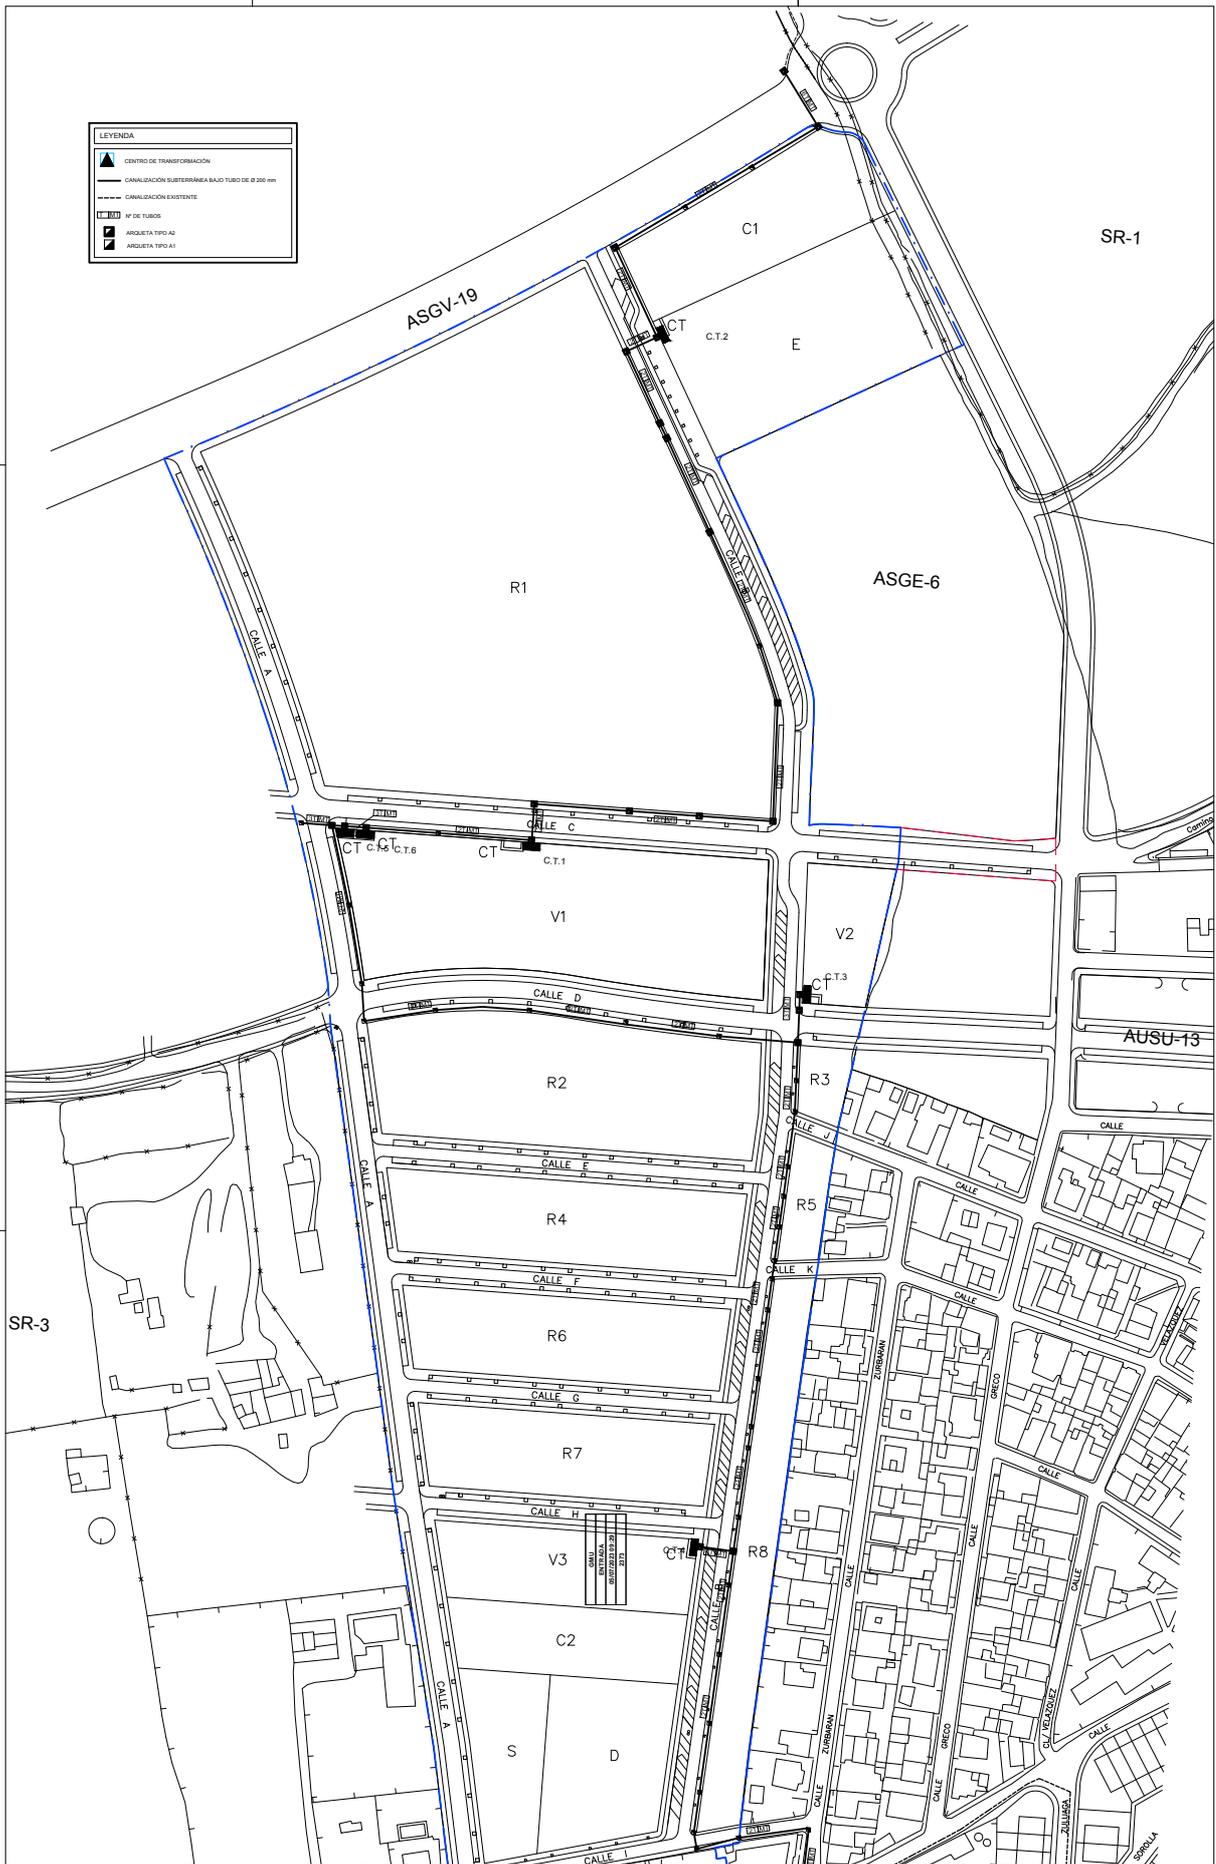

LEYENDA

- ▲ CENTRO DE TRANSFORMACIÓN
- CANALIZACIÓN SUBTERRÁNEA BAJO TUBO DE Ø 200 mm
- - - - - CANALIZACIÓN EXISTENTE
- Nº DE TUBOS
- ARQUETA TIPO A2
- ARQUETA TIPO A1

DELIMITACIÓN DEL SECTOR

ESCALA 1/1.000

0 5 10 15 20 25 30

PLANO DE CANALIZACIONES DE MEDIA TENSIÓN

PLANO 10.0

ADAPTACIÓN A LA NORMATIVA DEL PROYECTO DE URBANIZACIÓN SECTOR SR-2 "CAMINO DEL RIO PUDIO" DEL P.G.O.U. DE MAIRENA DEL ALJARAFE

PROYECTOR


JUAN DAMIAN ARAGON SANCHEZ

FECHA DE REVISIÓN

03/10/2023


Código Seguro De Verificación	Agjej+Vu5e+x8zB3mTxlA==	Estado	Fecha y hora
Firmado Por	Juan Damian Aragón Sánchez	Firmado	03/10/2023 12:39:00
Observaciones	DILIGENCIA.- Para hacer constar que el presente documento de ADAPTACIÓN del PROYECTO URBANIZACIÓN del Sector SR-2, "CAMINO DEL RIO PUDIO", es copia del documento que ha sido ratificado por esta Administración por Resolución de Alcaldía nº 5415/2023 de 31/07/2023. EL SECRETARIO.	Página	677/703
Url De Verificación	https://portal.dipusevilla.es/vfirmaAytos/code/Agjej+Vu5e+x8zB3mTxlA==		



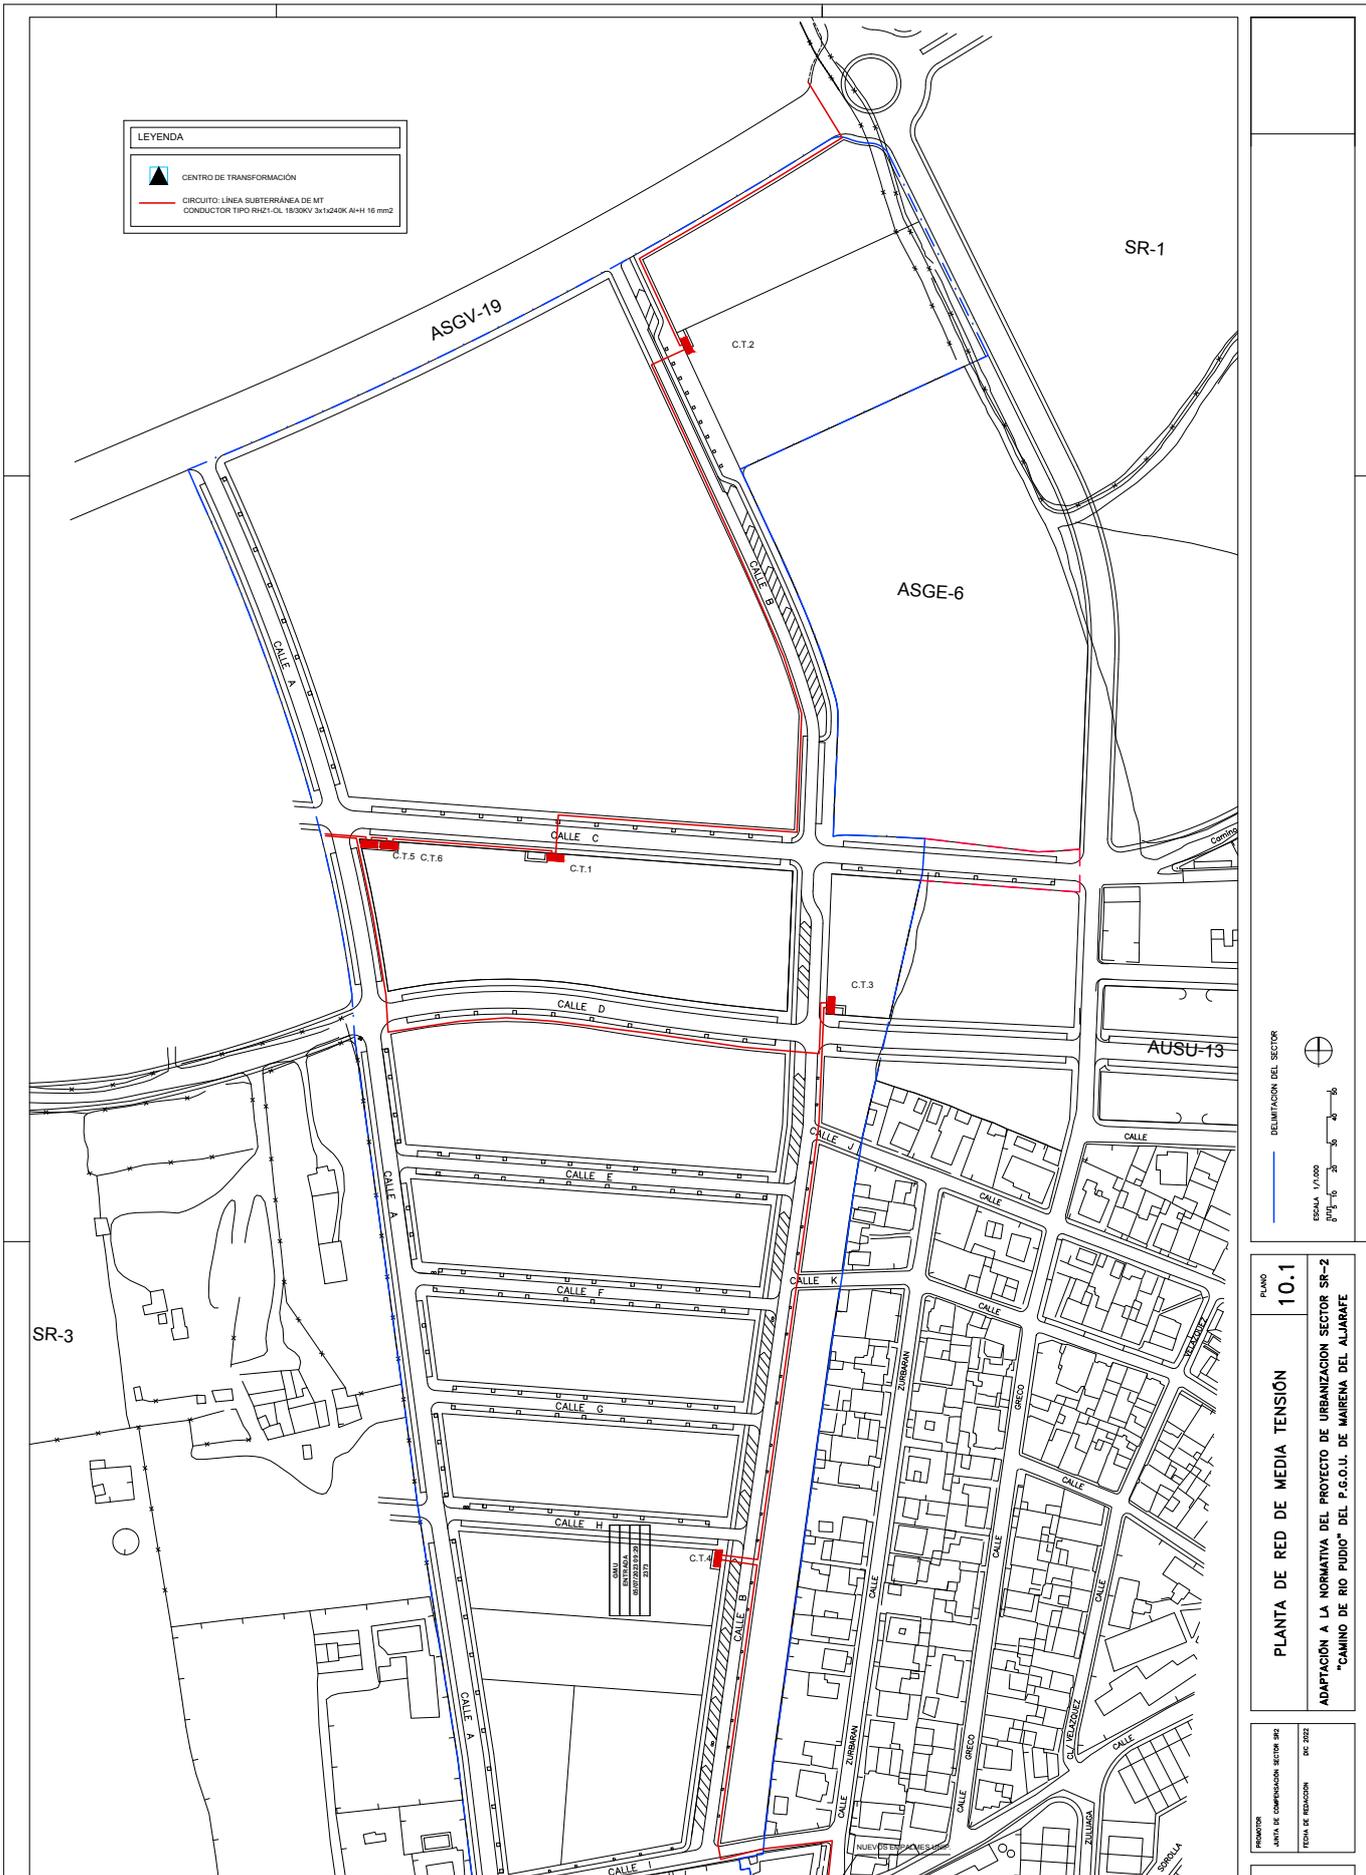

Código Seguro De Verificación	Agjej+Vu5e+x8zB3mTxlA==	Estado	Fecha y hora
Firmado Por	Juan Damian Aragón Sánchez	Firmado	03/10/2023 12:49:00
Observaciones	DILIGENCIA.- Para hacer constar que el presente documento de ADAPTACIÓN del PROYECTO URBANIZACIÓN del Sector SR-2 "CAMINO DEL RIO PUDIO", es copia del documento que ha sido ratificado por esta Administración por Resolución de Alcaldía nº 5415/2023 de 31/07/2023. EL SECRETARIO.	Página	678/703
Url De Verificación	https://portal.dipusevilla.es/vfirmaAytos/code/Agjej+Vu5e+x8zB3mTxlA==		



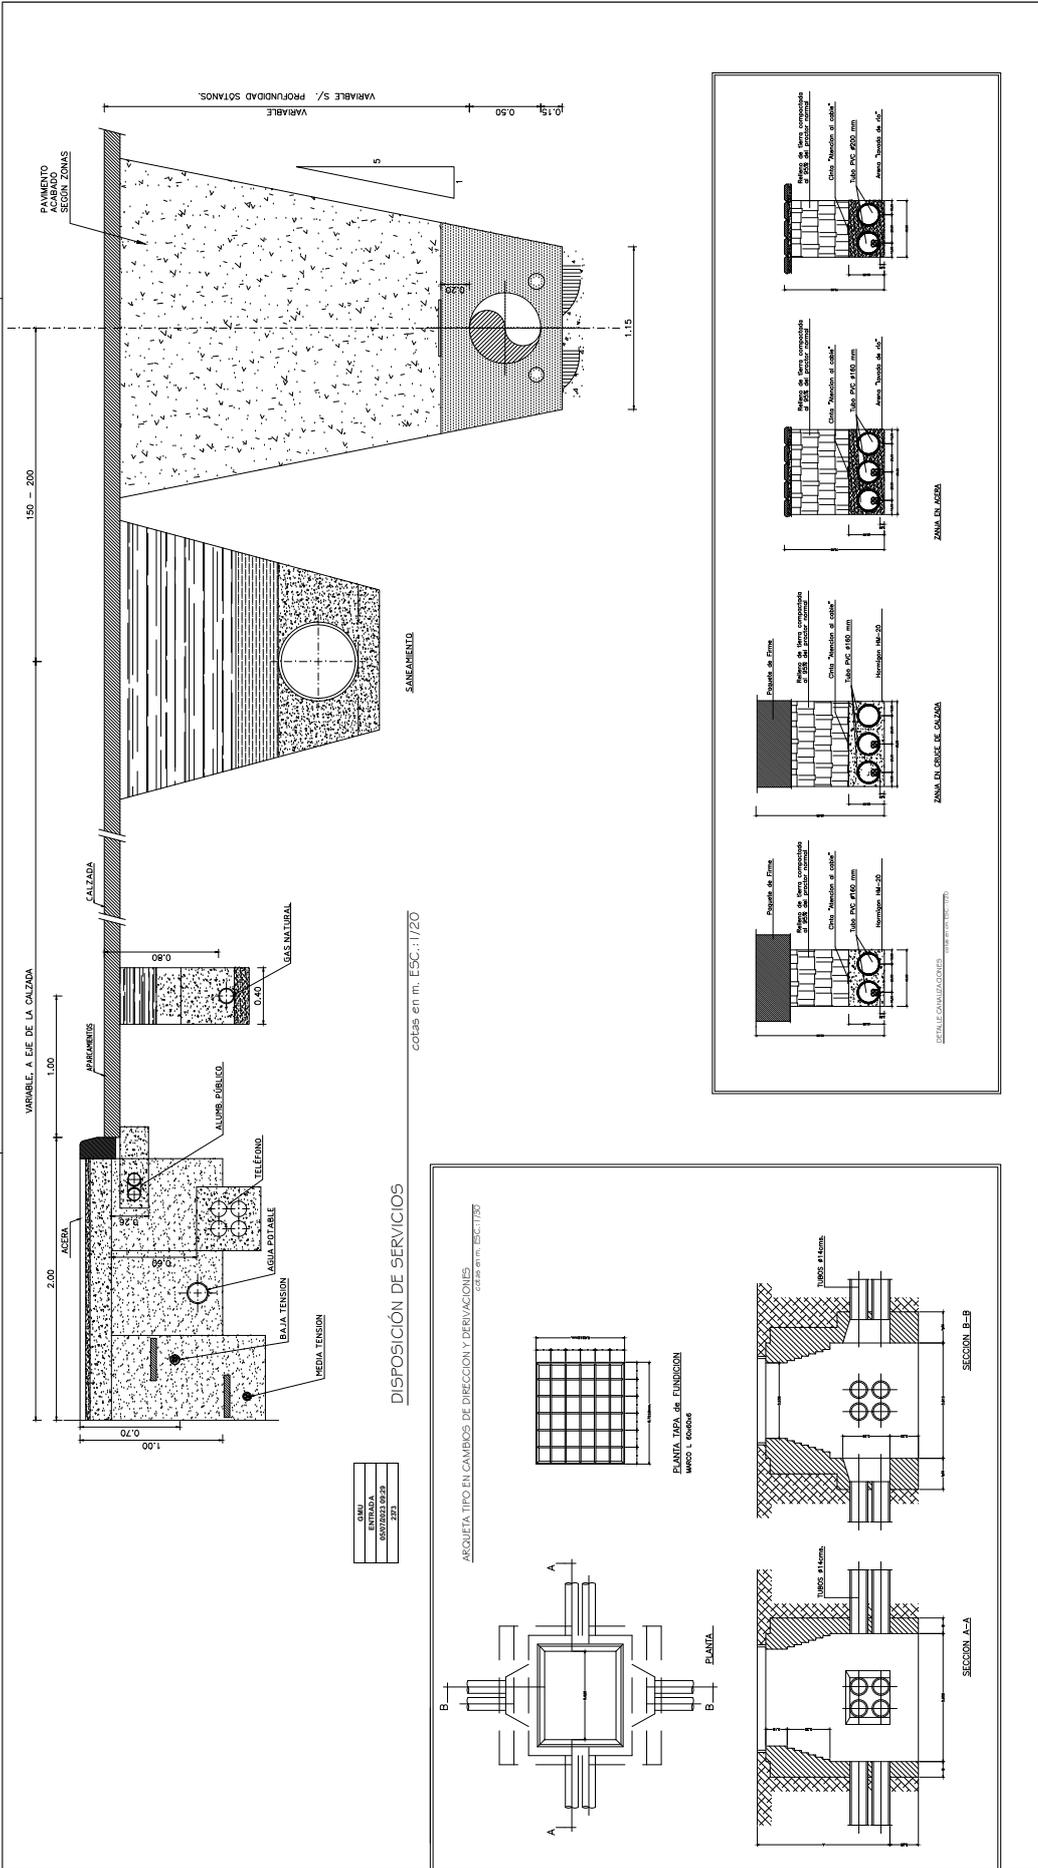

PLANO
10.2
DETALLES DE RED DE MEDIA TENSION
 ADAPTACION A LA NORMATIVA DEL PROYECTO DE URBANIZACION SECTOR SR-2
 "CAMINO DE RIO PUDIO" DEL P.G.O.U. DE MAIRENA DEL ALJARAFE

PROYECTOR
 JUNTA DE COMPENSACION SECTOR SR2
 FECHA DE REDACCION
 DICI 2022




PROCS

Código Seguro De Verificación	Agjej+Vu5e+x8zB3mXtx1A==
Firmado Por	Juan Damian Aragón Sánchez
Observaciones	DILIGENCIA.- Para hacer constar que el presente documento de ADAPTACIÓN del PROYECTO URBANIZACIÓN del Sector SR-2 "CAMINO DEL RIO PUDIO", es copia del documento que ha sido ratificado por esta Administración por Resolución de Alcaldía nº 5415/2023 de 31/07/2023. EL SECRETARIO.
Url De Verificación	https://portal.dipusevilla.es/vfirmaAytos/code/Agjej+Vu5e+x8zB3mXtx1A==

Estado	Firmado
Página	679/703

Fecha y hora	03/10/2023 12:19:00
PROYECTOR	JUNTA DE COMPENSACION SECTOR SR2
FECHA DE REDACCION	DICI 2022






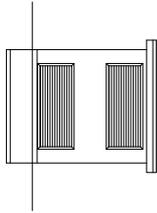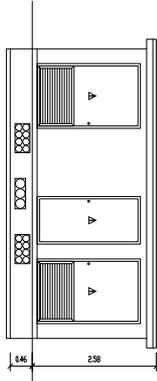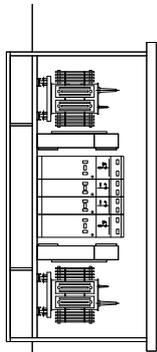

SECCION TRANSVERSAL

ALZADO FRONTAL

ALZADO LATERAL DERECHO

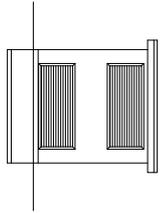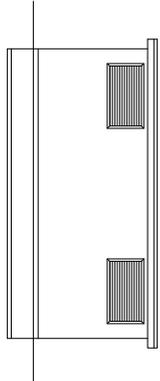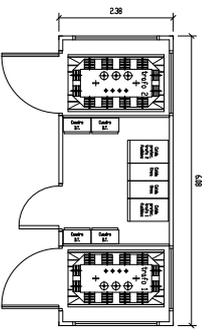






PLANTA

ALZADO POSTERIOR

ALZADO LATERAL IZQUIERDO

DIMENSIONES DE LA EXCAVACION
6,88 m ancho x 3,18 m fondo x 0,56 m prof.

ESQUEMA UNIFILAR

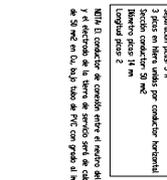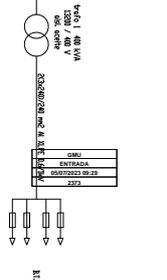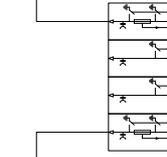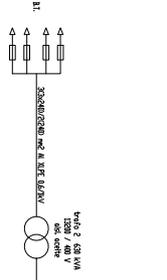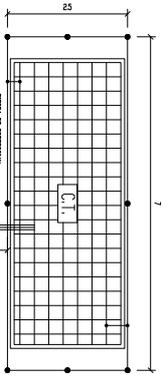

DIMENSIONES CELLIAS

Tipo celdas	150	200	300	400	500
Prot. Fuelle	140	190	290	390	490
Linea	137	187	287	387	487
Prot. Fuelle	140	190	290	390	490

TIPO DE PROTECCION
Configuración 7h-25/30R2
Potencial de detección 15 A
Tiempo de respuesta 0,1 s
Número pines 14 mm
Número de pines 8
Longitud pines 2

NOTA: En el caso de transformación se instalará un módulo rectorial, con relleno de detección no inferior a 4 mm, formada una red de protección del centro. Este módulo se conectará como sigue en los puntos que se indica a tierra de protección del centro. Los pines y reglas metálicas que dan al exterior del centro no tendrán contacto eléctrico alguno con ningún conductor que, a causa de defectos o errores, sean susceptibles de quedar conectados a tierra.

TIPO DE SERVIDOR
Configuración 5/2E
Potencial de detección 15 A
Tiempo de respuesta 0,1 s
Número pines 14 mm
Número de pines 8
Longitud pines 2

NOTA: El conductor de conexión entre el núcleo del transformador y el conductor de la tierra de servicio será de cable de cobre 60x40V de 24 mm de diámetro, de 100 cm para el tipo 1 y de 100 cm para el tipo 2.

TIPO DE PROTECCION
Fusos L₁ = 2 x 8 = 16 mm
Conductor Cu desnudo, 5 x 30 mm²

TIPO DE SERVIDOR
Fusos L₁ = 2 x 8 = 16 mm
Conductor Cu desnudo, 5 x 30 mm²

PROYECTO EJECUTIVO
JUAN DAMIAN ARAGON SANCHEZ
JUAN DAMIAN ARAGON SANCHEZ

PROYECTO
JUAN DAMIAN ARAGON SANCHEZ
JUAN DAMIAN ARAGON SANCHEZ

DETALLES DE CUESTAS DE C.T. TIPOS 1 o 6
ADAPTACION A LA NORMATIVA DEL PROYECTO DE URBANIZACION SECTOR SR-2
"CAMINO DEL RIO PUDIO" DEL P.A.O.U. DE MARENA DEL ALBARRACIN



PLANO
10.3

ESCALA 1/50
0 1 2 3 4 5 6

Código Seguro De Verificación	Agjje+Vu5e+x8zB3mXtx1A==	Estado	Fecha y hora
Firmado Por	Juan Damian Aragón Sánchez	Firmado	03/10/2023 12:19:00
Observaciones	DILIGENCIA.- Para hacer constar que el presente documento de ADAPTACIÓN del PROYECTO URBANIZACIÓN del Sector SR-2 "CAMINO DEL RIO PUDIO", es copia del documento que ha sido ratificado por esta Administración por Resolución de Alcaldía nº 5415/2023 de 31/07/2023. EL SECRETARIO.	Página	680/703
Url De Verificación	https://portal.dipusevilla.es/vfirmaAytos/code/Agjje+Vu5e+x8zB3mXtx1A==		



LEYENDA	
	CENTRO DE TRANSFORMACIÓN
	CANALIZACIÓN SUBTERRÁNEA BAJO TUBO DE Ø 100 mm
	TIPO DE TUBOS
	ARQUETA TIPO A2
	ARQUETA TIPO A1
	CAJA DE SECCIONAMIENTO
	CAJA DE DERIVACIÓN

 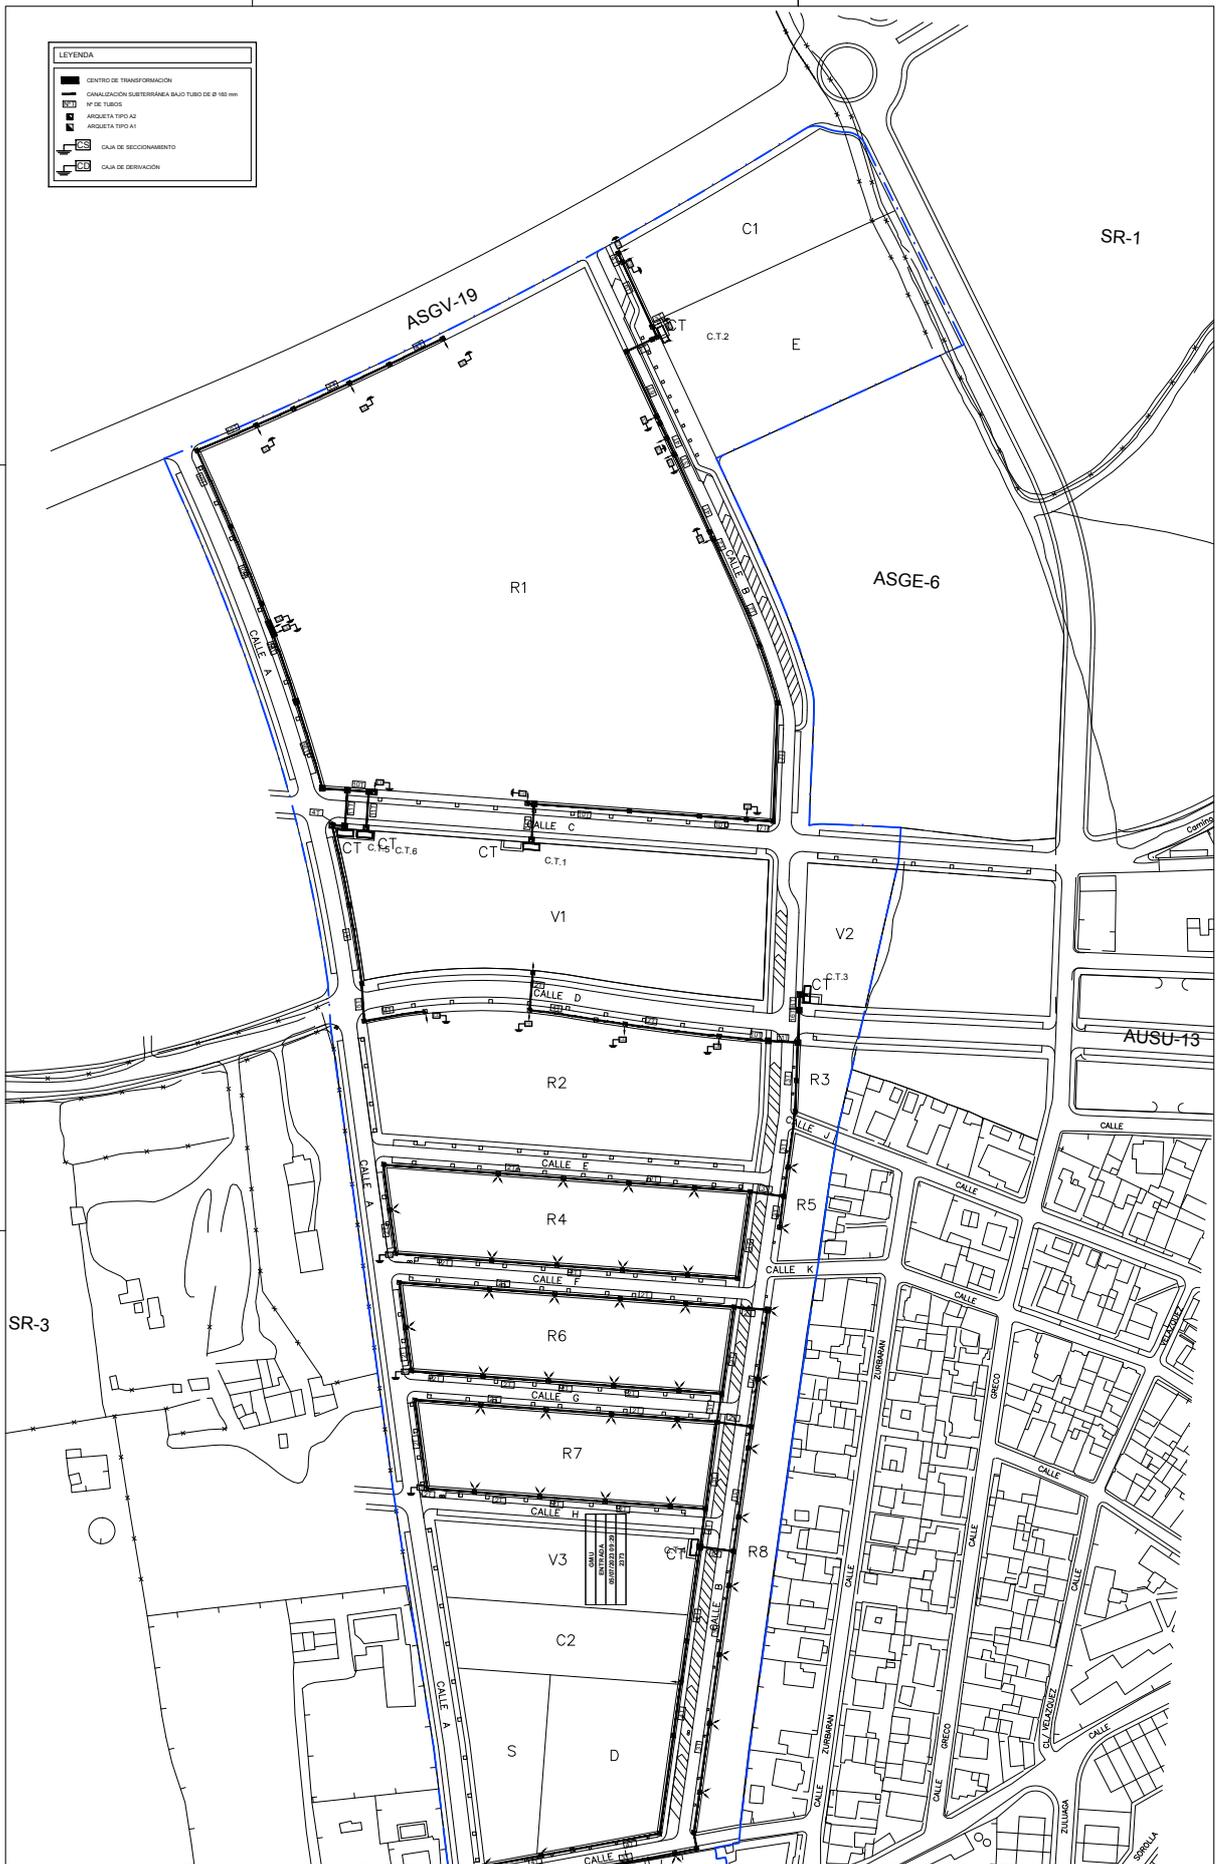


PLANO
PLANTA DE CANALIZACIONES DE BAJA TENSION 11.0
 ADAPTACIÓN A LA NORMATIVA DEL PROYECTO DE URBANIZACIÓN SECTOR SR-2
 "CAMINO DEL RIO PUDIO" DEL P.G.O.U. DE MAIRENA DEL ALJARAFE

PROYECTOR	FECHA DE REVISIÓN	DI. 2022
JUNTA DE COMISIÓN SECTOR SR2		
FECHA DE REVISIÓN		

Código Seguro De Verificación	Agjej+Vu5e+x8zB3mXt1A==	Estado	Fecha y hora
Firmado Por	Juan Damian Aragón Sánchez	Firmado	03/10/2023 12:29:00
Observaciones	DILIGENCIA.- Para hacer constar que el presente documento de ADAPTACIÓN del PROYECTO URBANIZACIÓN del Sector SR-2, "CAMINO DEL RIO PUDIO", es copia del documento que ha sido ratificado por esta Administración por Resolución de Alcaldía nº 5415/2023 de 31/07/2023. EL SECRETARIO.	Página	681/703
Url De Verificación	https://portal.dipusevilla.es/vfirmaAytos/code/Agjej+Vu5e+x8zB3mXt1A==		



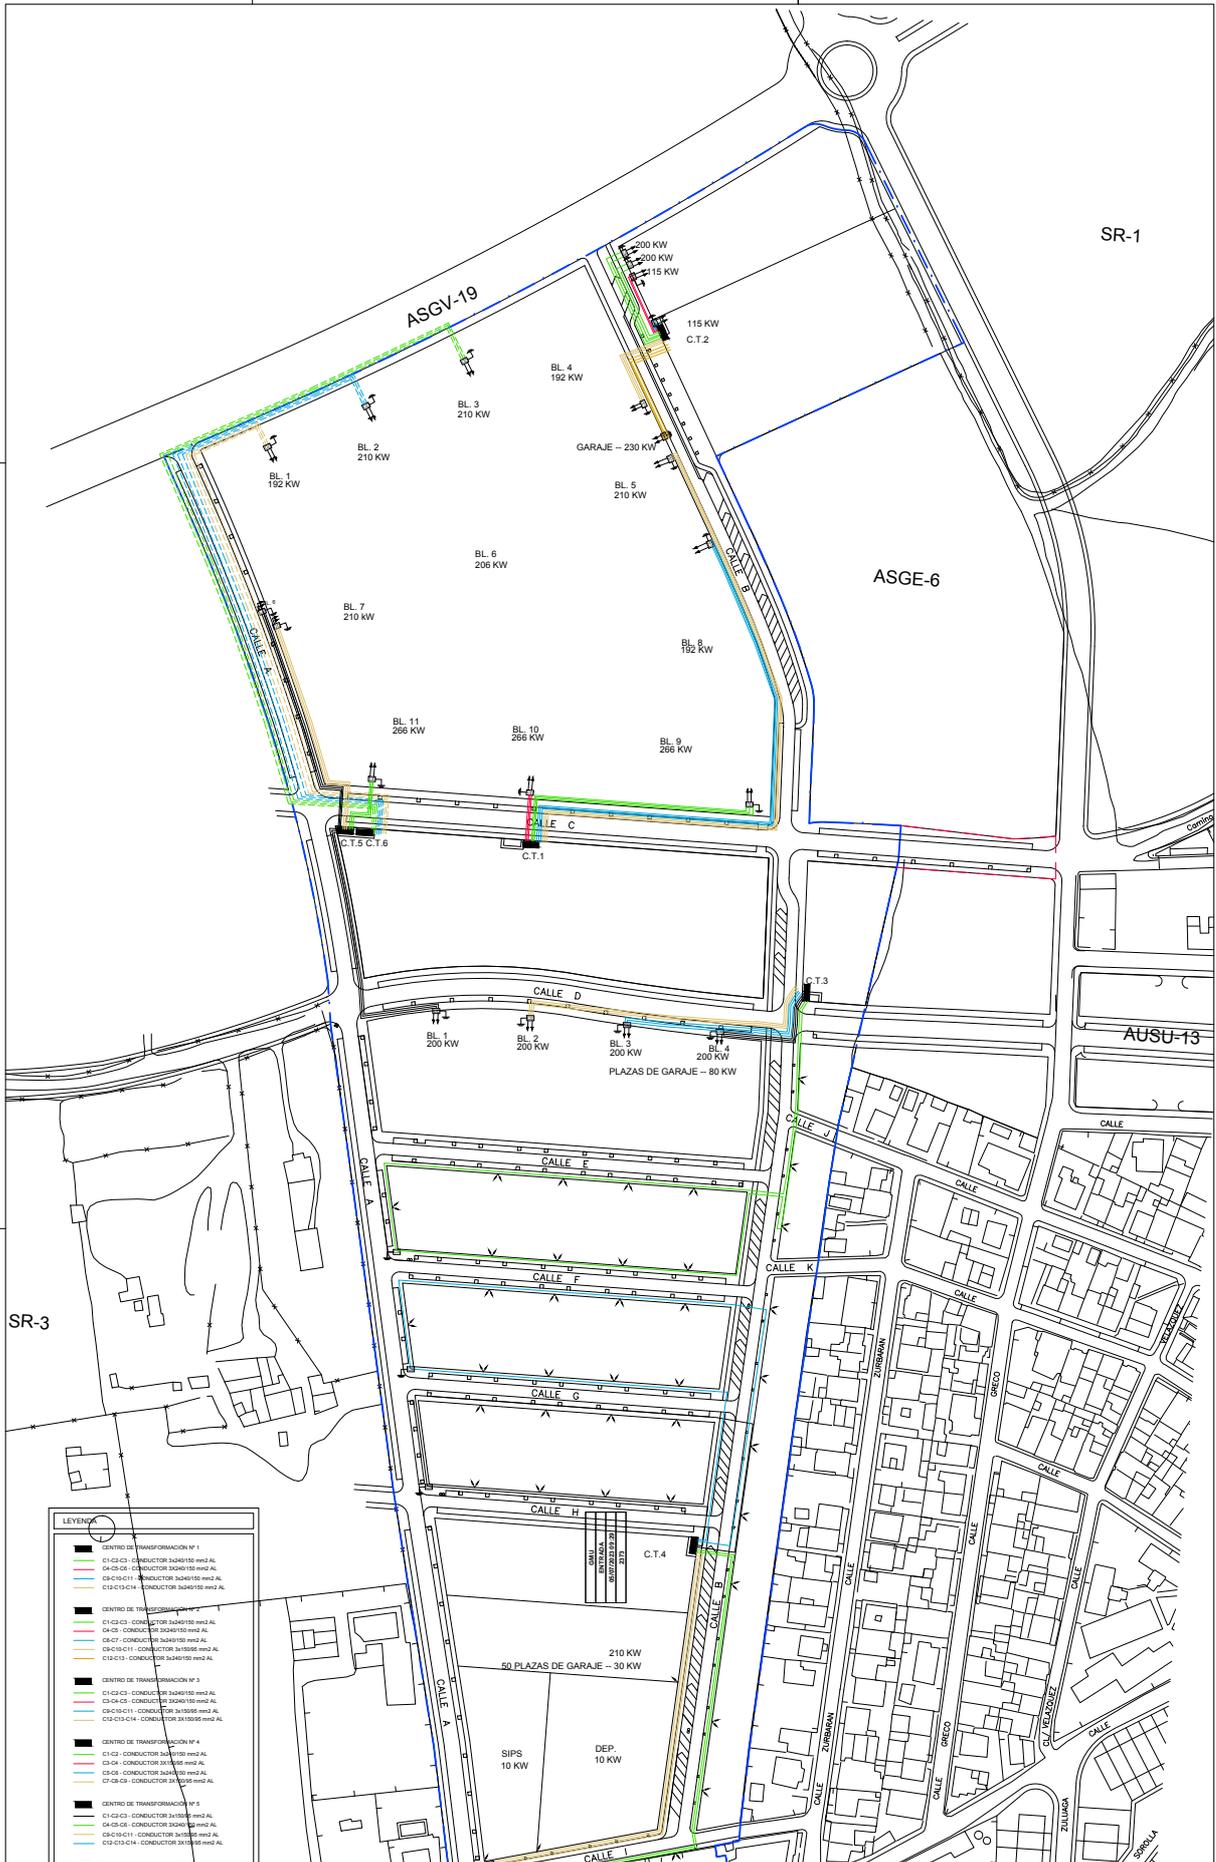

DELIMITACION DEL SECTOR

ESCALA 1/1000

0 5 10 15 20 25 30

PLANO 1.1.1

PLANTA DE RED DE BAJA TENSION
CIRCUITOS


ADAPTACION A LA NORMATIVA DEL PROYECTO DE URBANIZACION SECTOR SR-2
"CAMINO DE RIO PUDIO" DEL P.G.O.U. DE MAIRENA DEL ALJARAFE

PROYECTOR: JUNTA DE COMISIONES SECTOR SR2




FECHA DE REDACCION: 03/10/2023

Código Seguro De Verificación	Agjej+Vu5e+x8zB3mTxlA==	Estado	Fecha y hora
Firmado Por	Juan Damian Aragón Sánchez	Firmado	03/10/2023 12:59:00
Observaciones	DILIGENCIA.- Para hacer constar que el presente documento de ADAPTACIÓN del PROYECTO URBANIZACIÓN del Sector SR-2, "CAMINO DEL RIO PUDIO", es copia del documento que ha sido ratificado por esta Administración por Resolución de Alcaldía nº 5415/2023 de 31/07/2023. EL SECRETARIO.	Página	682/703
Url De Verificación	https://portal.dipusevilla.es/vfirmaAytos/code/Agjej+Vu5e+x8zB3mTxlA==		



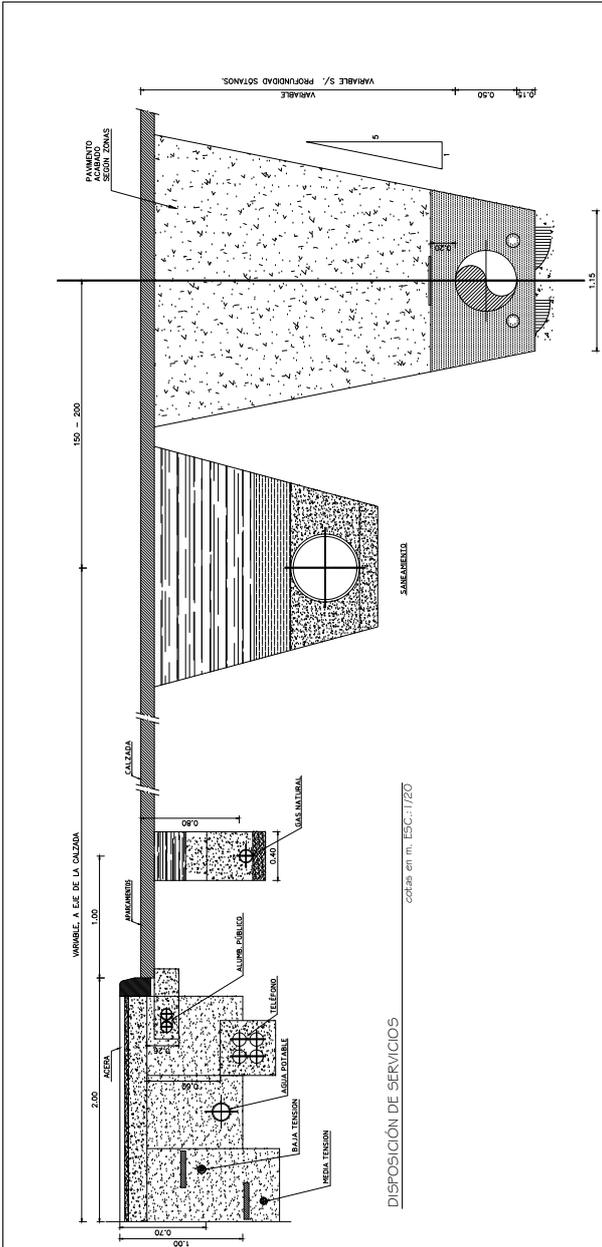

DISPOSICIÓN DE SERVICIOS
cotas en m. ESC: 1/20

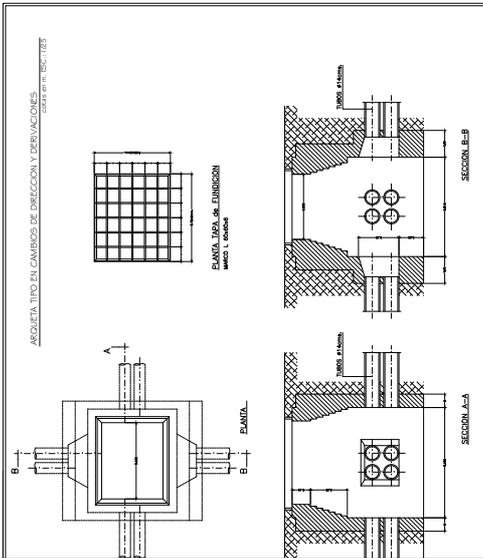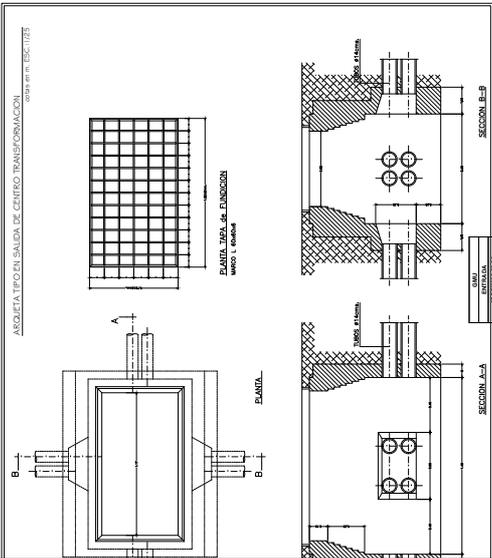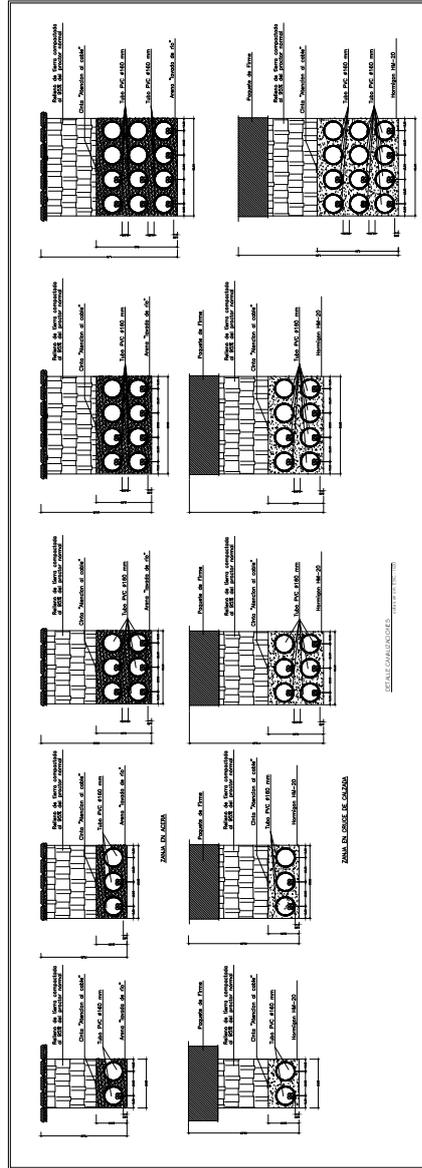


PLANO
11.2
DETALLES DE RED DE BAJA TENSION
ADAPTACION A LA NORMATIVA DEL PROYECTO DE URBANIZACION SECTOR SR-2
"CAMINO DE RIO PUDIO" DEL P.G.O.U. DE MAIRENA DEL ALJARAFE

PROYECTO:
UNIDAD DE CONSTRUCCION SECTOR SR2
FECHA DE REVISION:
DISEÑO:
DIP 2022

Código Seguro De Verificación	Agjej+Vu5e+x8zB3mXt1A==	Estado	Firmado	Fecha y hora	0/2023 12:19:00
Firmado Por	Juan Damian Aragón Sánchez	Página	683/703		
Observaciones	DILIGENCIA.- Para hacer constar que el presente documento de ADAPTACIÓN del PROYECTO URBANIZACIÓN del Sector SR-2 "CAMINO DEL RIO PUDIO", es copia del documento que ha sido ratificado por esta Administración por Resolución de Alcaldía nº 5415/2023 de 31/07/2023. EL SECRETARIO.				
Url De Verificación	https://portal.dipusevilla.es/vfirmaAytos/code/Agjej+Vu5e+x8zB3mXt1A==				



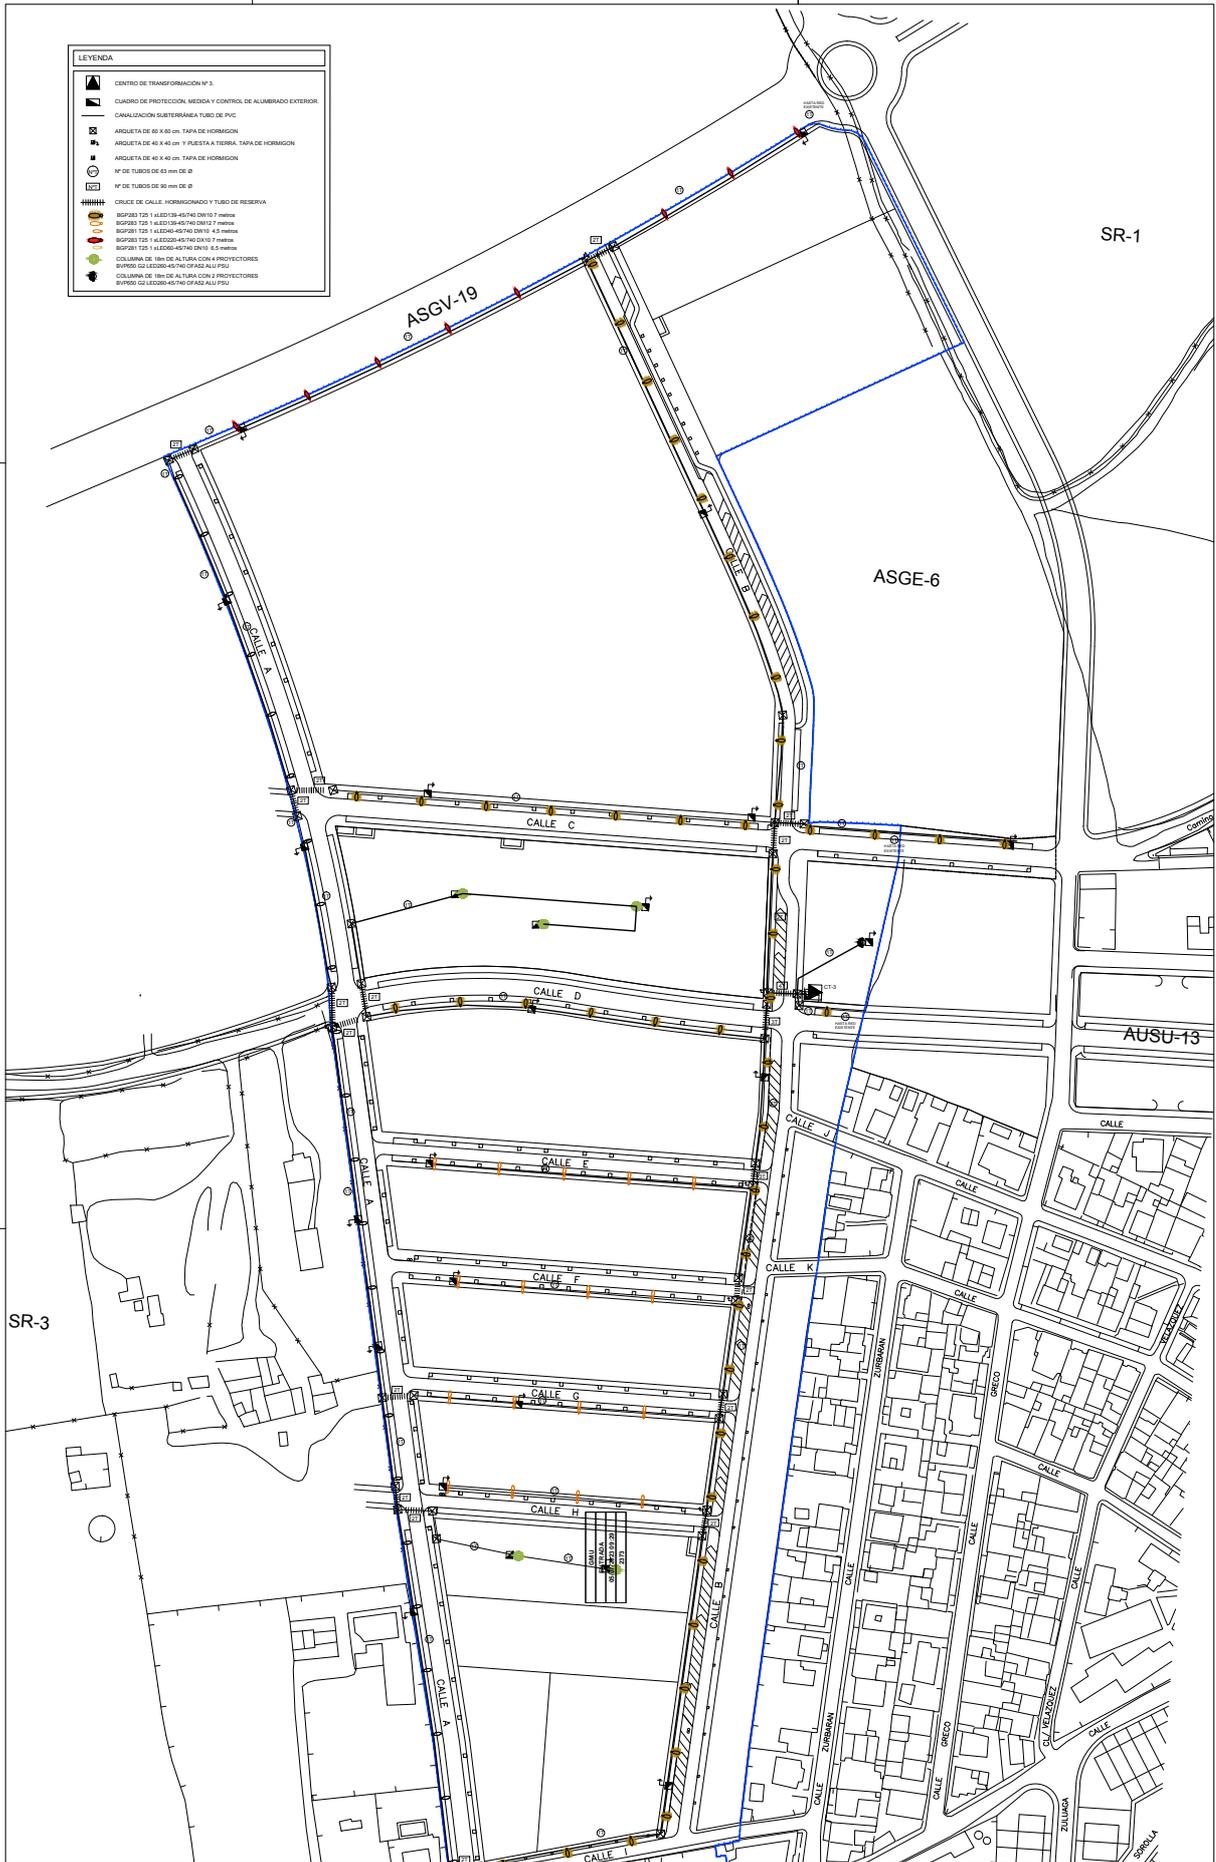

LEYENDA	
	CENTRO DE TRANSFORMACION N° 3.
	CUADRO DE PROTECCION, MEDIDA Y CONTROL DE ALUMBRADO EXTERIOR
	CANALIZACION SUBTERRANEA TUBO DE PVC
	ARQUETA DE 60 X 60 cm. TAPA DE HORMIGON
	ARQUETA DE 40 X 40 cm. TAPA DE HORMIGON
	M² DE TUBOS DE 60 mm DE Ø
	M² DE TUBOS DE 90 mm DE Ø
	CRUCE DE CALLE HORMIGONADO Y TUBO DE RESERVA
	BOFES T25 1 x 4.50x3.45x2.00x1.7 metros
	BOFES T25 1 x 4.50x3.45x2.00x1.7 metros
	BOFES T25 1 x 4.50x3.45x2.00x1.45 metros
	BOFES T25 1 x 4.50x3.45x2.00x1.7 metros
	BOFES T25 1 x 4.50x3.45x2.00x1.65 metros
	COLUMNA DE 180 DE AL TUBA CON 4 PROYECTORES
	COLUMNA DE 180 DE AL TUBA CON 2 PROYECTORES
	BOMBO DE 150x100x40x30x100

DELIMITACION DEL SECTOR
 ESCALA 1/1000
 0 5 10 15 20 25 30

PLANO 12.0
PLANTA DE CANALIZACIONES DE ALUMBRADO PUBLICO
 ADAPTACION A LA NORMATIVA DEL PROYECTO DE URBANIZACION SECTOR SR-2 "CAMINO DEL RIO PUDIO" DEL P.G.O.U. DE MAIRENA DEL ALJARAFE

PROYECTOR
 JUNTA DE COMISIONADO SECTOR SR2
 FECHA DE REDACCION 04/10/2023

Código Seguro De Verificación	Agjej+Vu5e+x8zB3mTxlA==	Estado	Fecha y hora
Firmado Por	Juan Damian Aragón Sánchez	Firmado	03/10/2023 12:59:00
Observaciones	DILIGENCIA.- Para hacer constar que el presente documento de ADAPTACIÓN del PROYECTO URBANIZACIÓN del Sector SR-2 "CAMINO DEL RIO PUDIO", es copia del documento que ha sido ratificado por esta Administración por Resolución de Alcaldía nº 5415/2023 de 31/07/2023. EL SECRETARIO.	Página	684/703
Url De Verificación	https://portal.dipusevilla.es/vfirmaAytos/code/Agjej+Vu5e+x8zB3mTxlA==		

